




平面図 S=Free

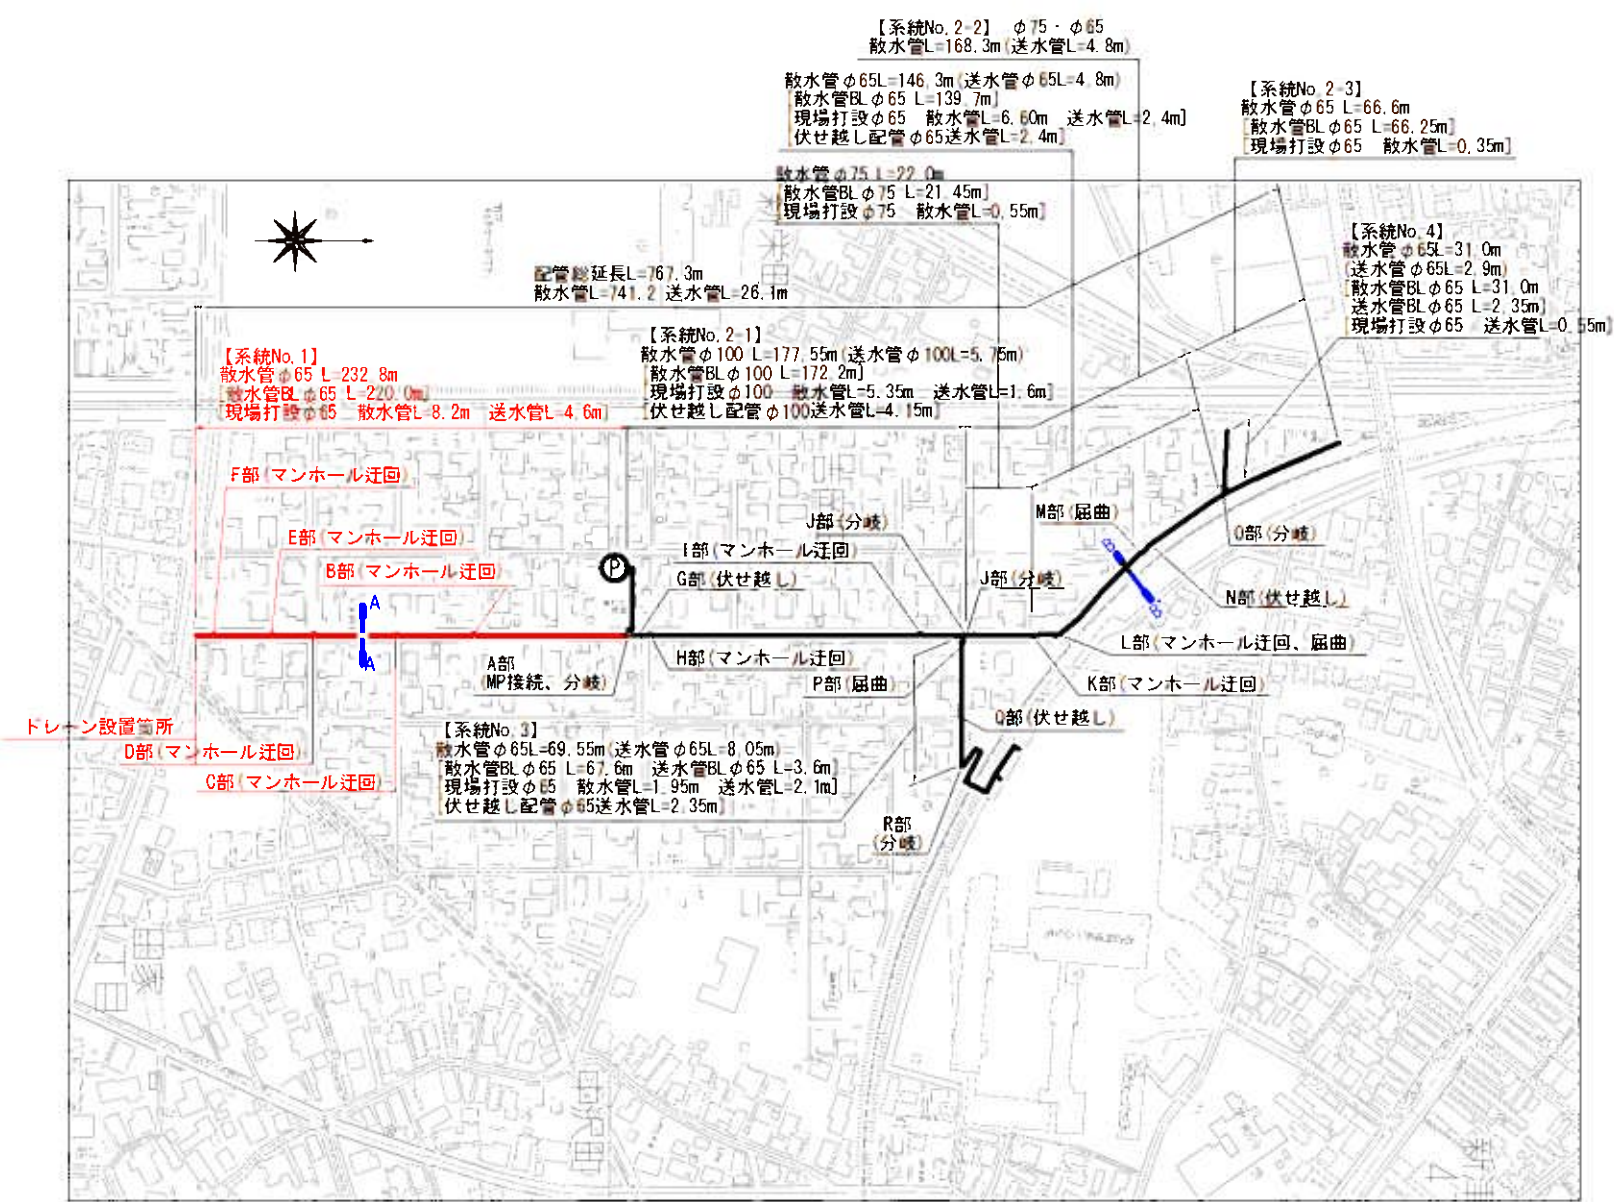


標準断面図 S=図示

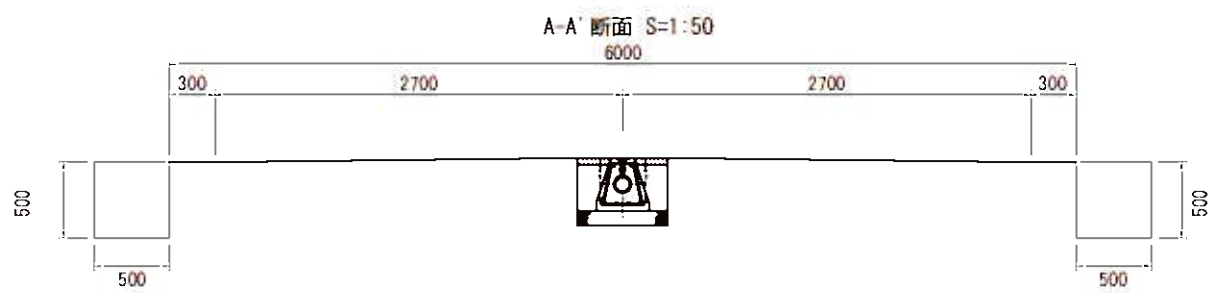

消雪パイプ構造図 S=図示

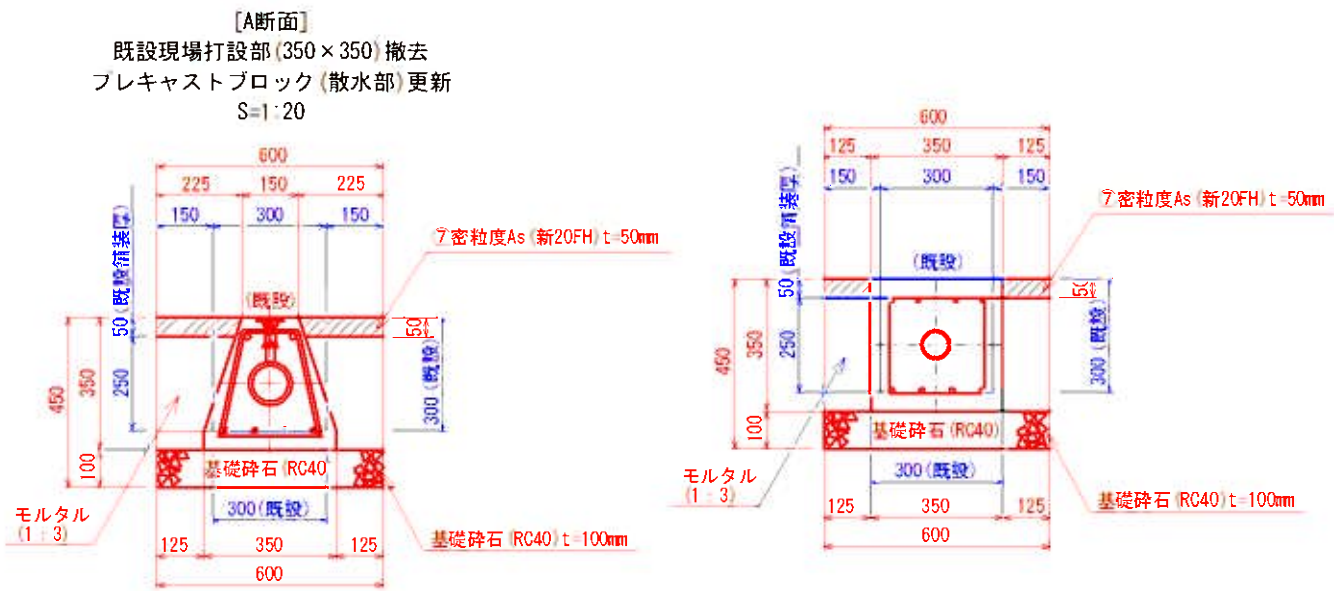


現場打設断面図

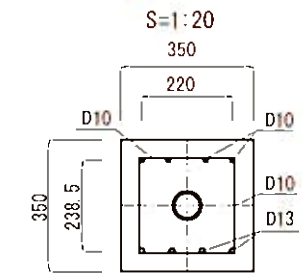


設計荷重	50 kN
コンクリート設計基準強度	30N/mm ²

現場打設 数量計算				
1.0m当り				
工種	計算式	数量	単位	
車道部	鉄筋工D10	26.886kg/5.5m=	4.888	kg
	鉄筋工D13	21.452kg/5.5m=	3.900	kg

散水管平面図 S=1:50

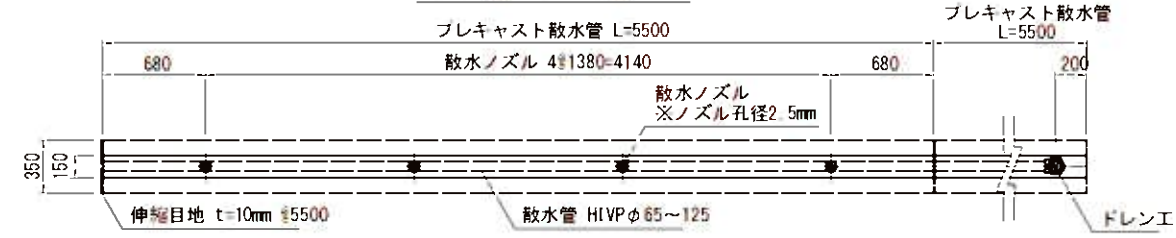

散水管側面図 S=1:50

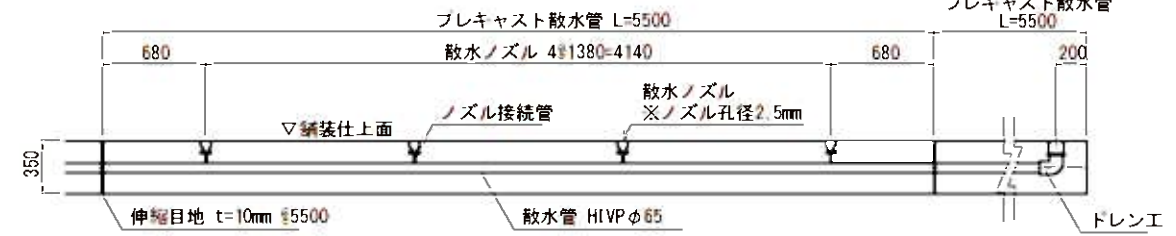


工事番号	秋建第117号
	市道新津4-25号線消雪パイプ更新工事
図面名	平面図・標準断面図・消雪パイプ構造図
縮尺	S=図示
図面番号	1/2
	新潟市秋葉区役所建設課

消雪パイプ 現場打ち施工部詳細図(1) S=図示


【A部詳細図】
S=1:30



【B部詳細図】
S=1:30

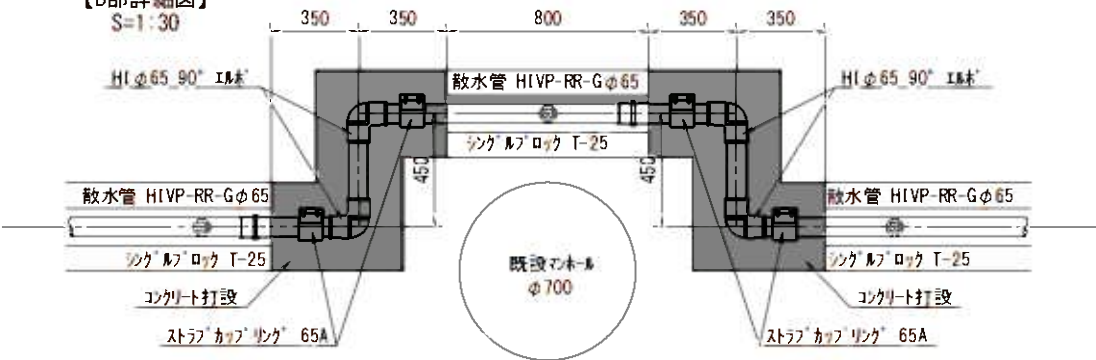


【C部詳細図】
S=1:30

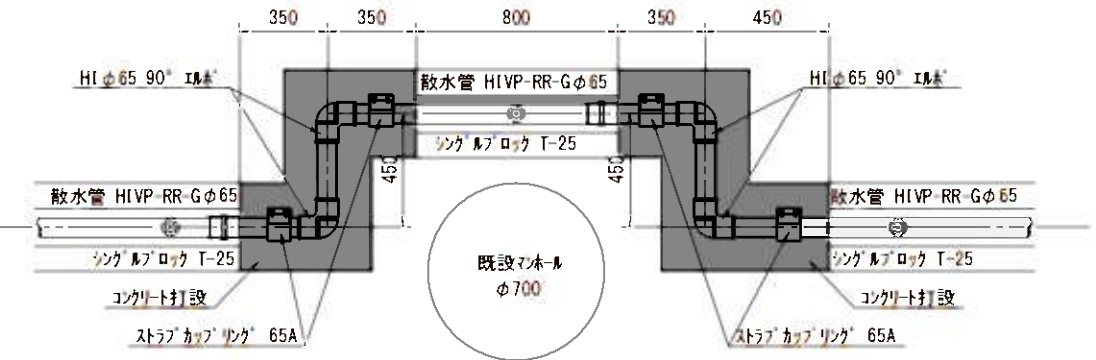


【D部詳細図】
S=1:30



【E部詳細図】
S=1:30

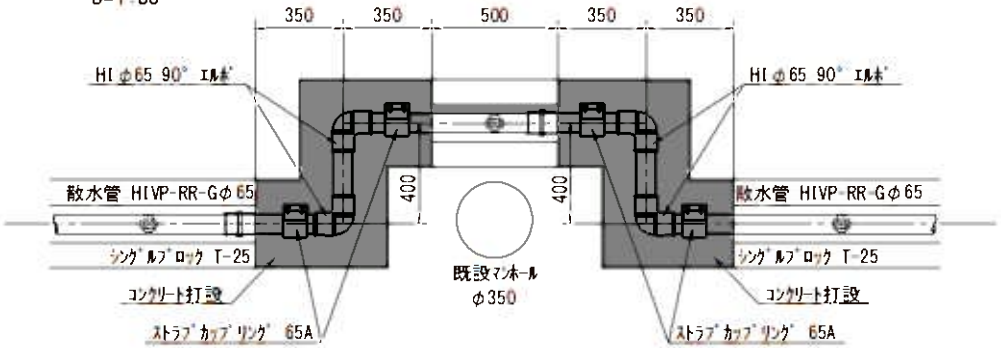

【F部詳細図】
S=1:30

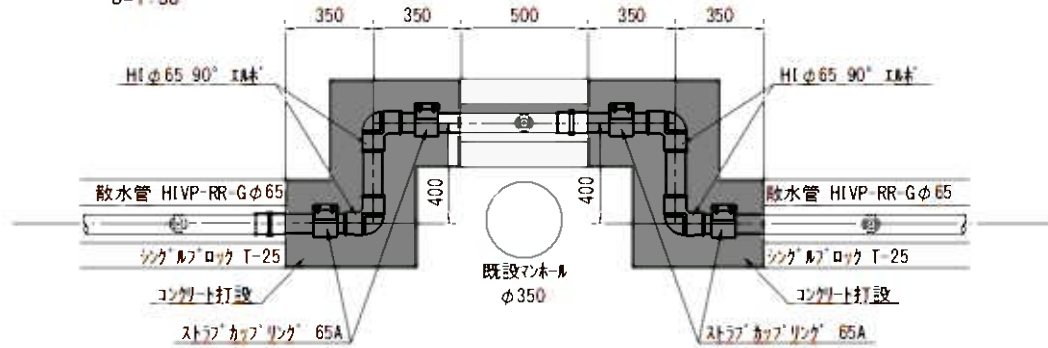

工事番号	秋建第117号		
	市道新津4-25号線消雪パイプ更新工事		
図面名	平面図・標準断面図・消雪パイプ構造図		
縮尺	S=図示	図面番号	2/2
	新潟市秋葉区役所建設課		