




消雪パイプ更新平面図
S=1 : 2000

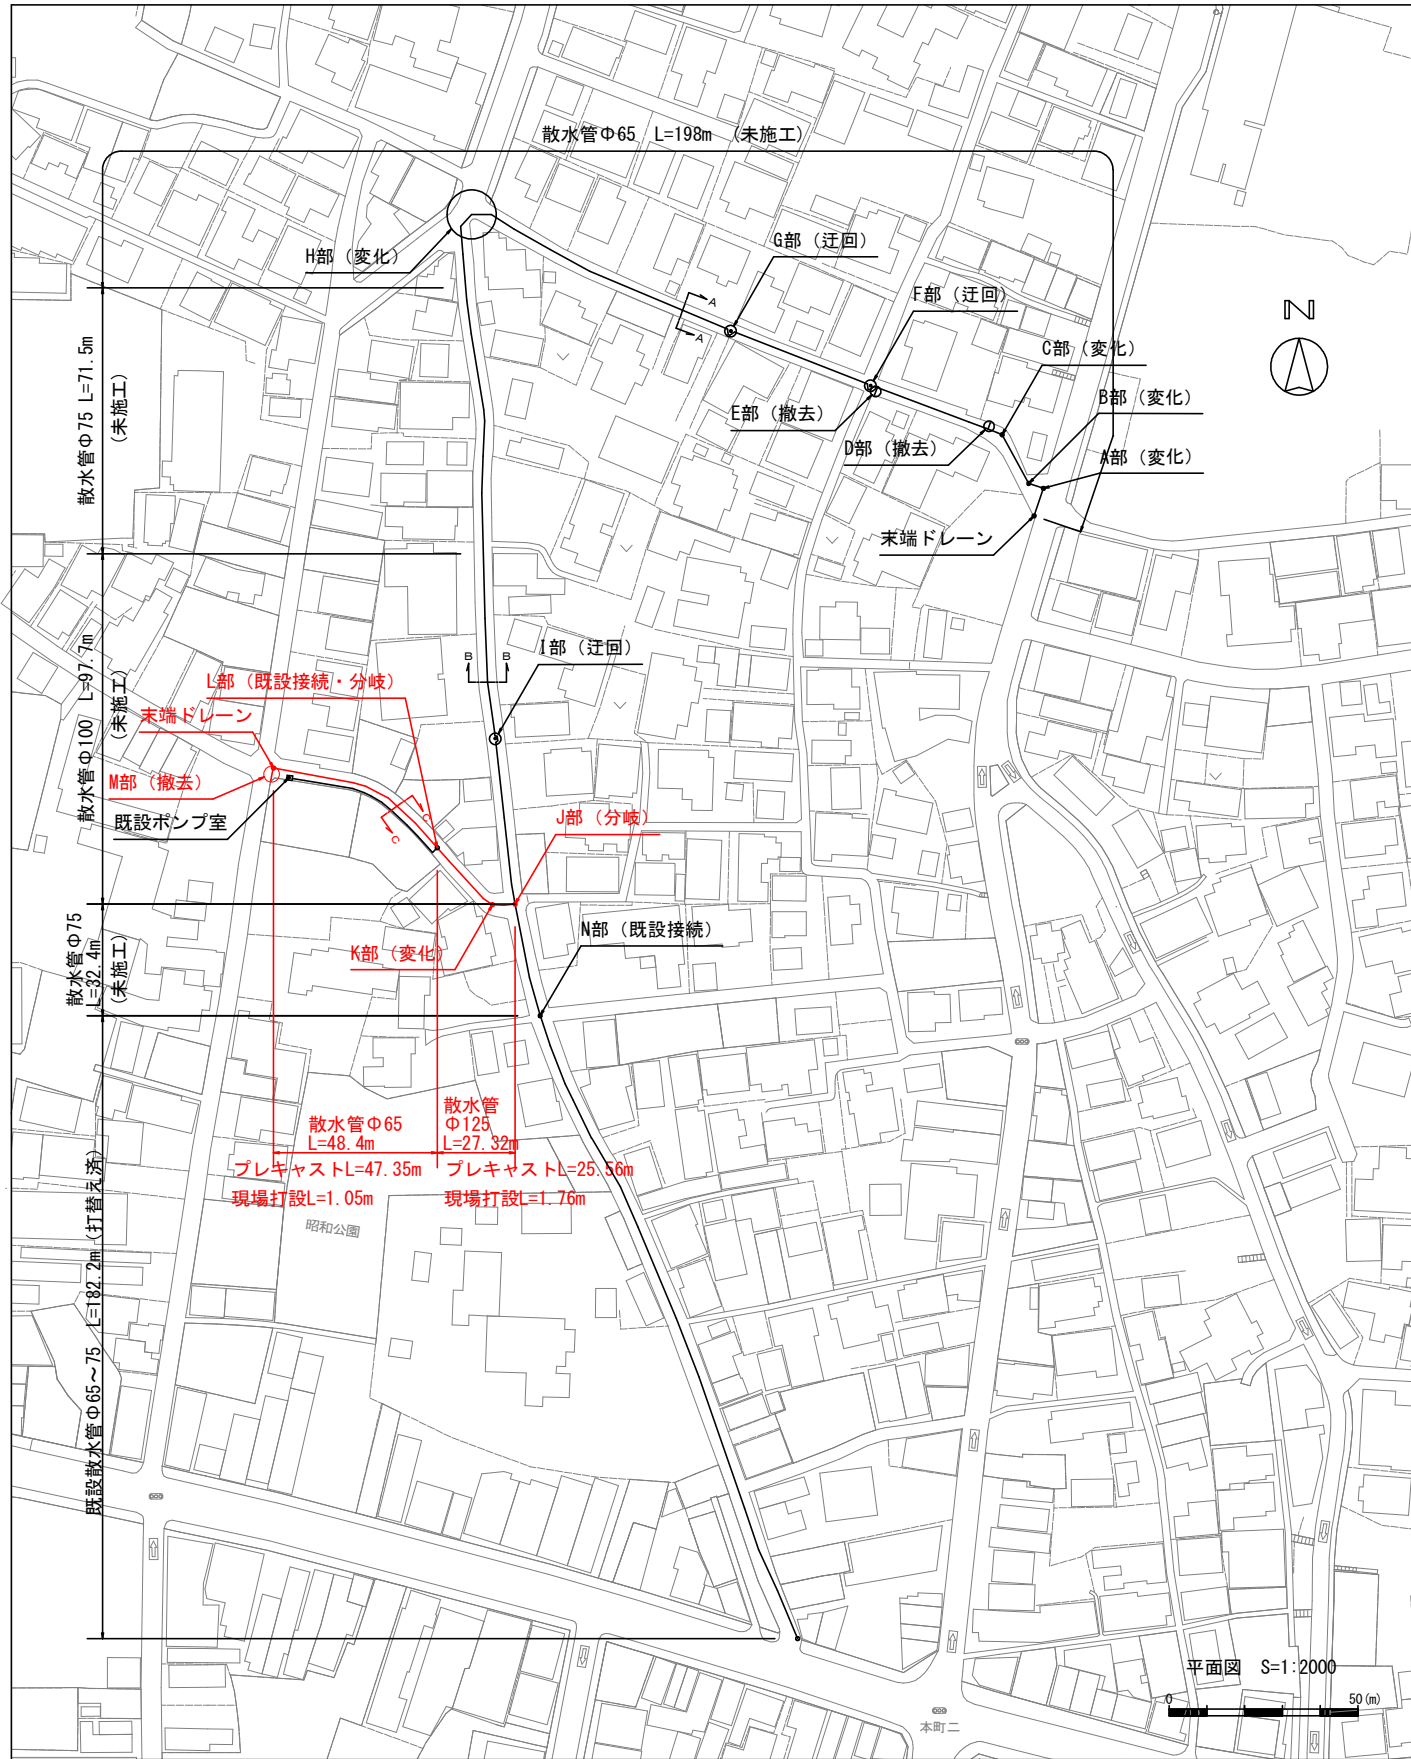


消雪工(プレキャスト、散水部)断面図
シングルブロック
S=1 : 30

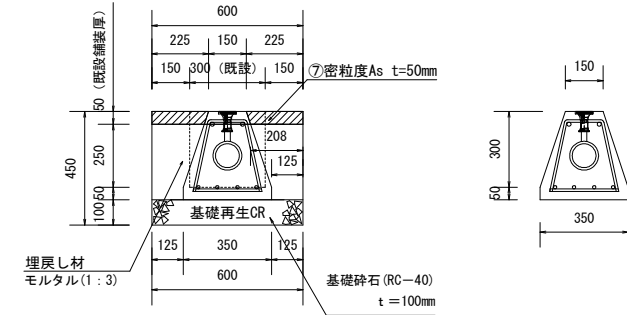

現場打設断面図
S=1 : 30

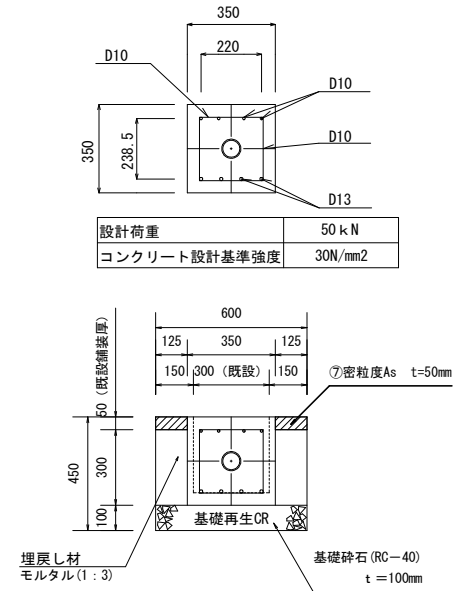


標準横断面図
C-C
S=1 : 40

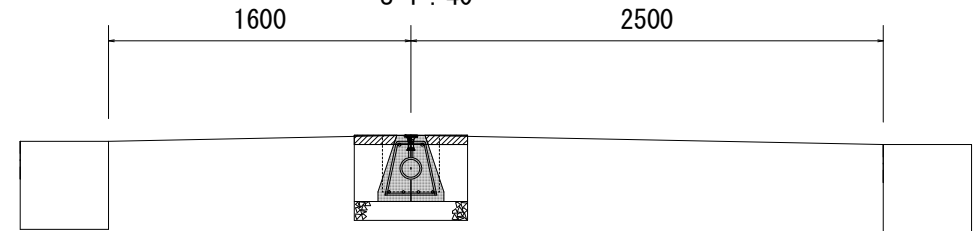


プレキャスト散水管構造図
S=1:30


平面図

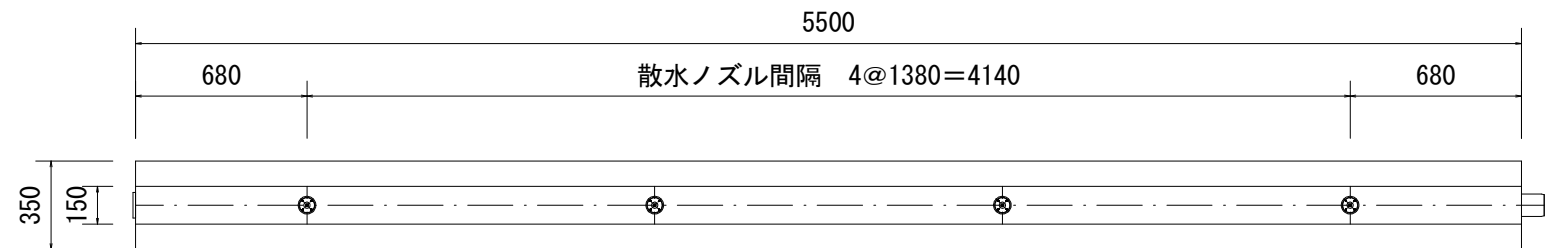


断面図

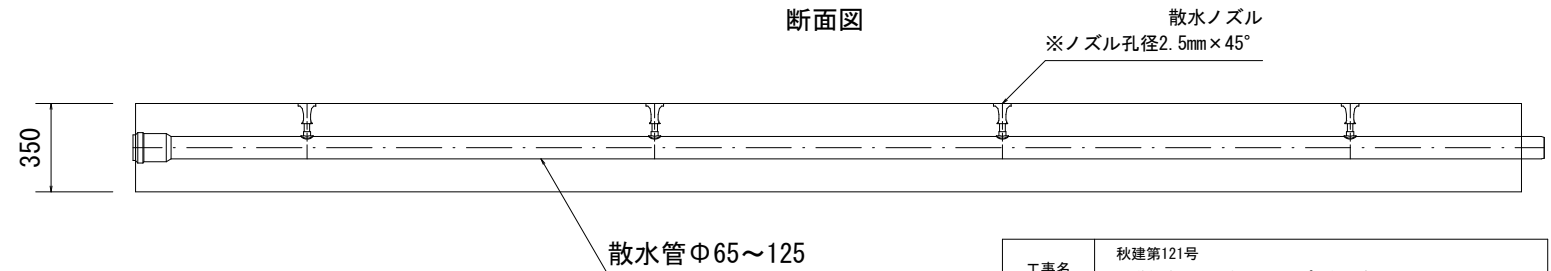


工事名	秋建第121号 市道新津2-38号線消雪パイプ更新工事		
図面名	消雪パイプ更新平面図、標準断面図		
作成年月日			
縮尺	図示	図面番号	1 / 2
新潟市 秋葉区 建設課			

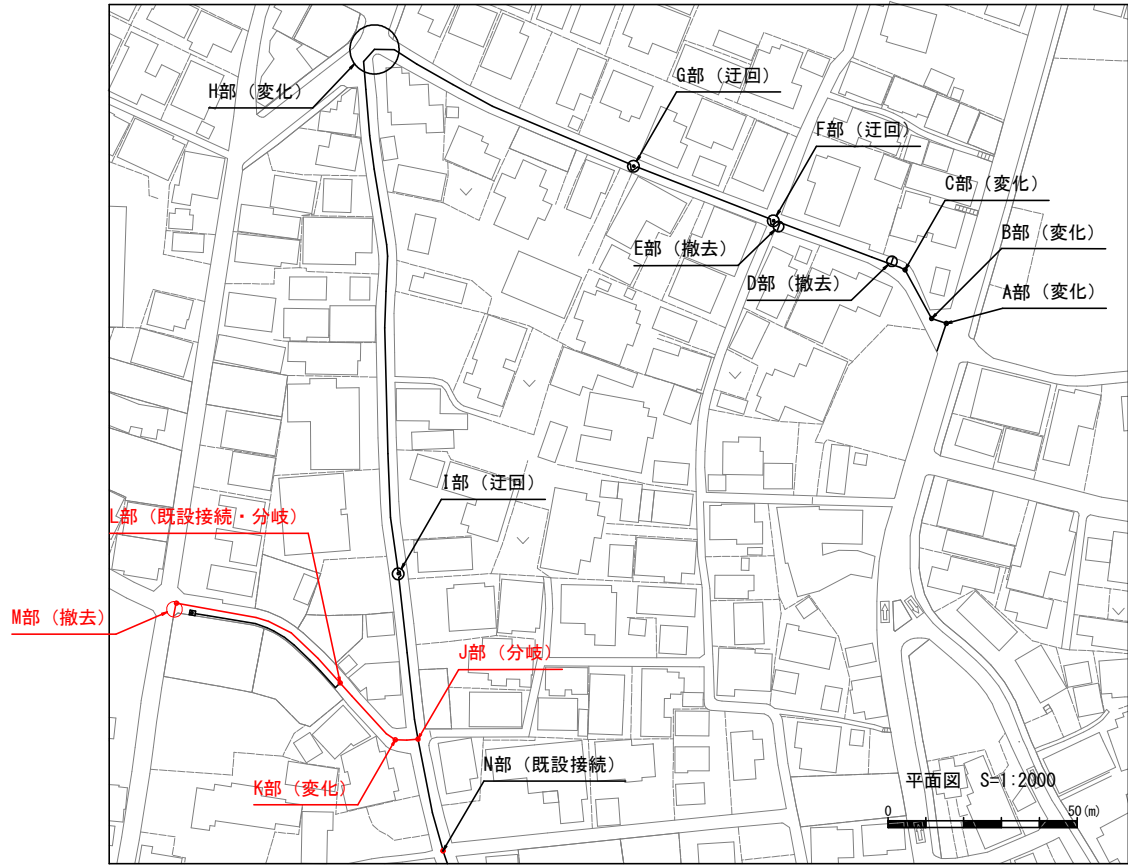

J部詳細図
平面図 S = 1 : 30


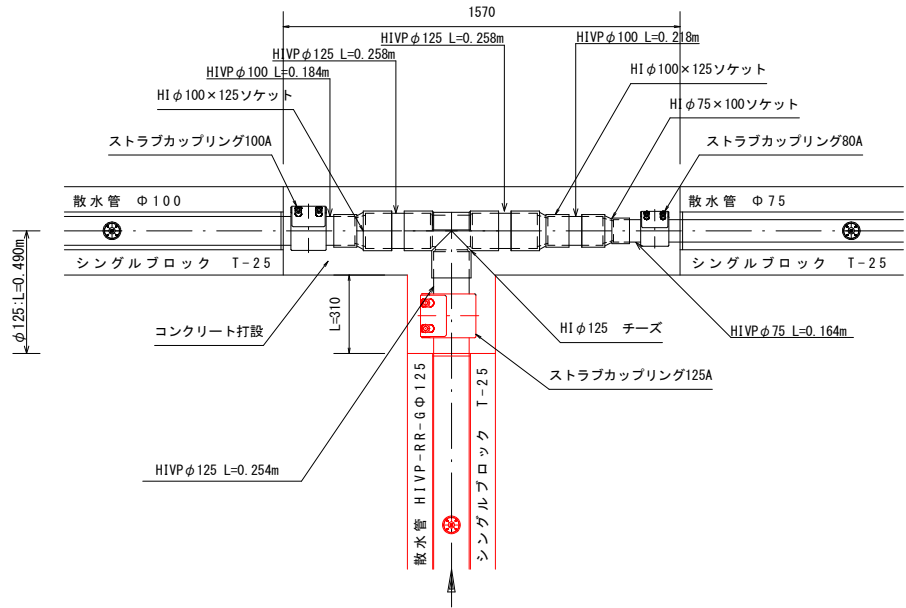


K部詳細図
平面図 S = 1 : 30

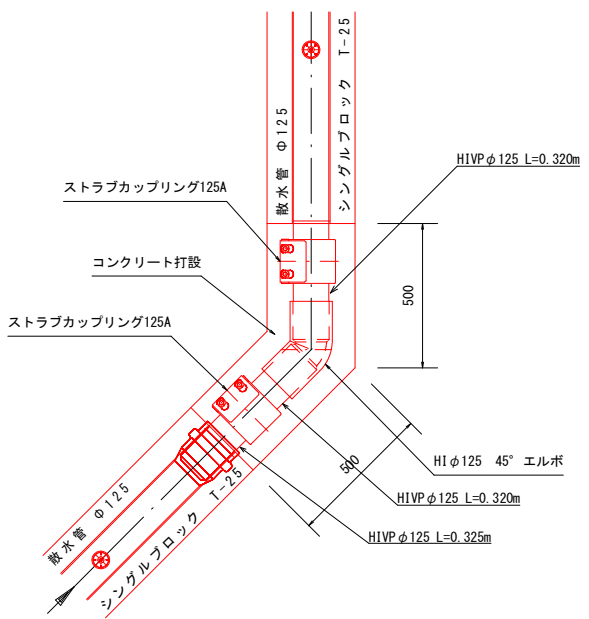


L部詳細図
平面図 S = 1 : 30


M部詳細図 (末端ドレーン撤去)
平面図 S = 1 : 30

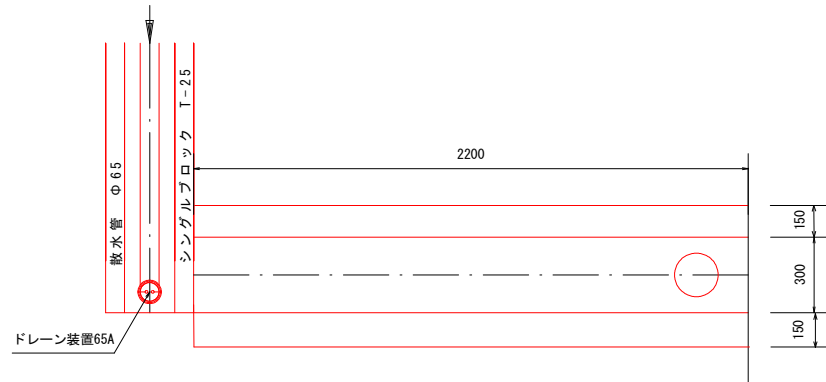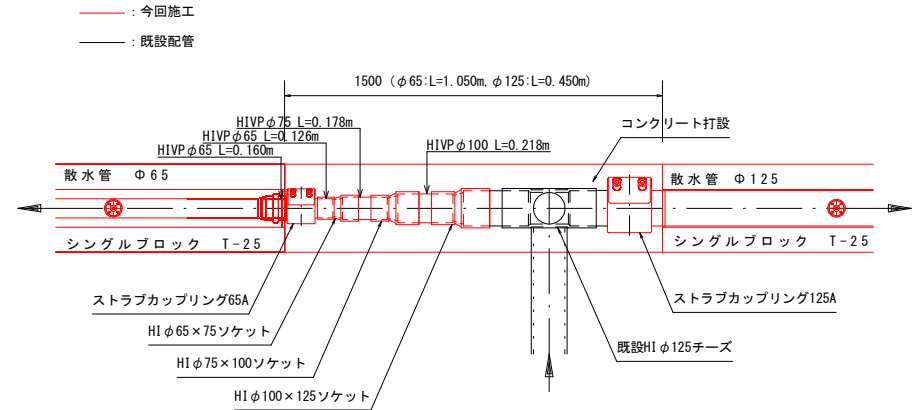

断面図 S = 1 : 30

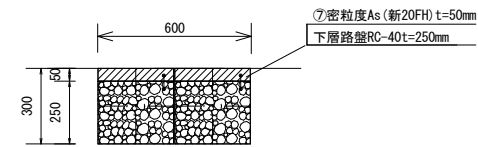

末端ドレーン部撤去

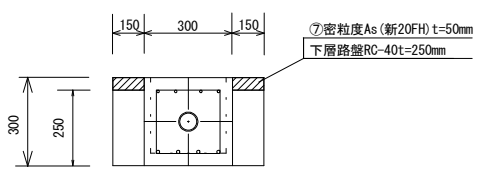

工事名	秋建第121号 市道新津2-38号線消雪パイプ更新工事		
図面名	各詳細図		
作成年月日			
縮尺	図示	図面番号	2 / 2
新潟市 秋葉区 建設課			