

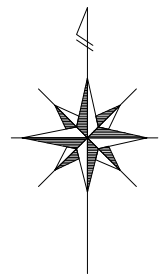


附近見取図 S=1/2500

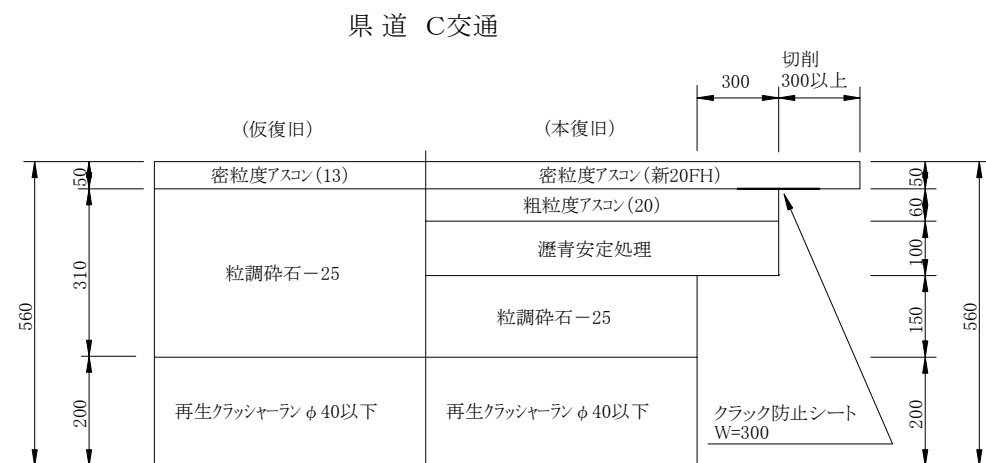


路面復旧図 S=1/10

※路面本復旧工については、東部土木事務所発注工事にて施工。

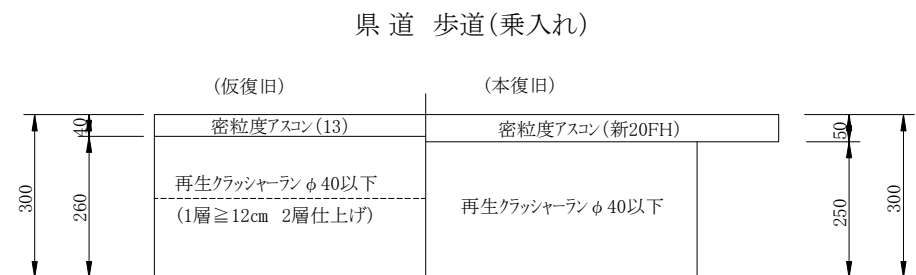

工事番号	秋他支8第3号		
工事名	配水管布設工事		
場所	新潟市江南区旭2丁目 地内		
図面名	附近見取図・路面復旧図		
縮尺	図示	図面番号	1/4 枚中
年月日	令和8年6月		
課長	補佐	補佐	係長
新潟市水道局			

平面図 S=1/500

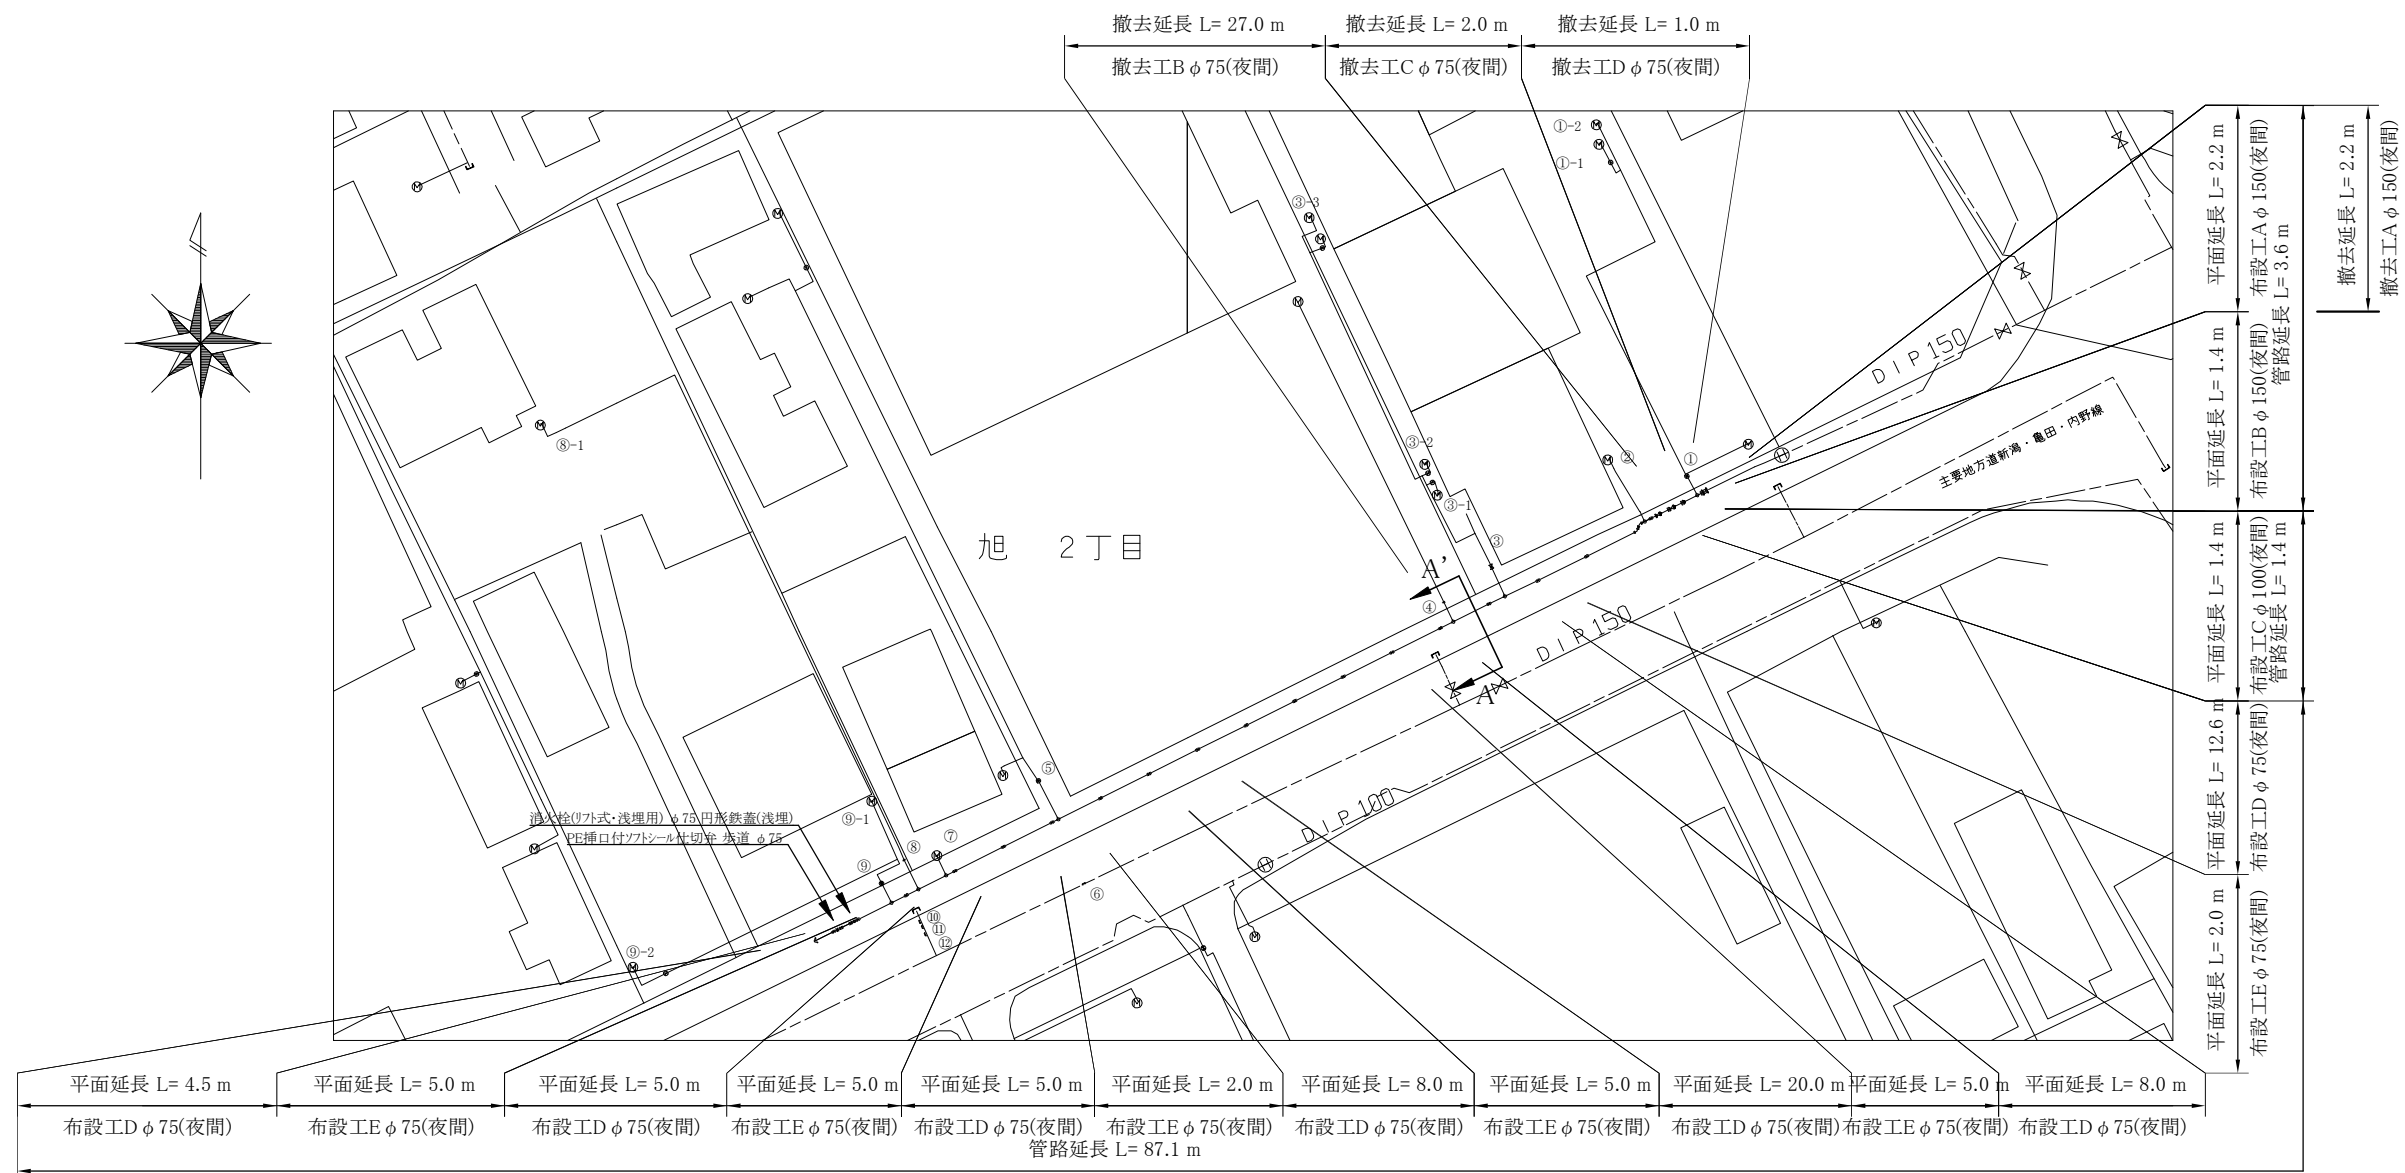


番号	接続区分	備考
①	φ25B止水栓	
①-1	φ13メ-タ(覆取替)	メ-タ交換
①-2	φ13メ-タ(覆取替)	メ-タ交換
②	φ20道路接続	
③	φ50B止水栓	
③-1	φ13メ-タ(覆取替)	メ-タ交換
③-2	φ13メ-タ(覆取替)	メ-タ交換
③-3	φ13メ-タ(覆取替)	メ-タ交換
④	φ20B止水栓	
⑤	φ25B止水栓	
⑥	φ25キャップ	
⑦	φ13メ-タ(覆取替)	メ-タ交換
⑧	φ25B止水栓	
⑧-1	φ13メ-タ(覆取替)	メ-タ交換
⑨	φ20B止水栓	
⑨-1	φ13メ-タ(覆取替)	メ-タ交換
⑨-2	φ13メ-タ(覆取替)	メ-タ交換
⑩	φ20キャップ	
⑪	φ20キャップ	
⑫	φ25キャップ	

工種	名称	管種	道路種別	施工条件					土被り	昼夜	管路延長合計	再掘削工延長
				同時施工	掘削	矢板条件	埋戻土	水替				
Φ150配水管布設工(夜間)	布設工A	GX.DIP	県道歩道乗り入れ	撤去工A	機械	矢板 (L=1.5 m)	山砂	水替	0.8 m	夜	L=3.6m	—
	布設工B	GX.DIP	県道歩道乗り入れ	／	機械	矢板 (L=1.5 m)	山砂	水替	0.8 m	夜		—
Φ100配水管布設工(夜間)	布設工C	GX.DIP	県道歩道乗り入れ	／	機械	矢板 (L=1.5 m)	山砂	水替	0.8 m	夜	L=1.4m	—
	布設工D	HPPE	県道歩道	／	機械	矢板 (L=1.5 m)	山砂	水替	0.8 m	夜		L=4.0 m
Φ75配水管布設工(夜間)	布設工E	HPPE	県道歩道乗り入れ	／	機械	矢板 (L=1.5 m)	山砂	水替	0.8 m	夜	L=87.1m	L=1.0 m
	布設工F	HPPE	県道歩道	／	機械	矢板 (L=1.5 m)	山砂	水替	0.8 m	夜		—
Φ150既設配水管撤去工(夜間)	撤去工A	DIP	／	布設工A	／	／	／	／	0.8 m	夜	L=2.2m	—
Φ75既設配水管撤去工(夜間)	撤去工B	HPPE	県道歩道	／	機械	素掘	山砂	／	0.35 m	夜	L=30.0m (HPPE φ75 L=29.0m DIP φ75 L=1.0m)	—
	撤去工C	HPPE	県道歩道乗り入れ	／	機械	素掘	山砂	／	0.35 m	夜		—
	撤去工D	DIP	県道歩道	／	機械	素掘	山砂	／	0.35 m	夜		—
試掘工(夜間)	試掘工A	／	県道歩道	／	上層機械	素掘	山砂	／	0.8 m	夜	L=4.0m(土工延長)	—
	試掘工B	／	県道歩道乗り入れ	／	上層機械	素掘	山砂	／	0.8 m	夜	L=4.0m(土工延長)	—


※再掘削工について舗装取り壊しは仮復旧厚、埋戻材は発生土にて計上。

工事番号	秋他支8第3号		
工 事 名	配水管布設工事		
場 所	新潟市江南区旭2丁目 地内		
図 面 名	平面図		
縮 尺	図示	図面番号	2/4 枚中
年 月 日	令和8年6月		
課所長	補佐	補佐	係長 設計
新 潟 市 水 道 局			

横断面図 S=1/50

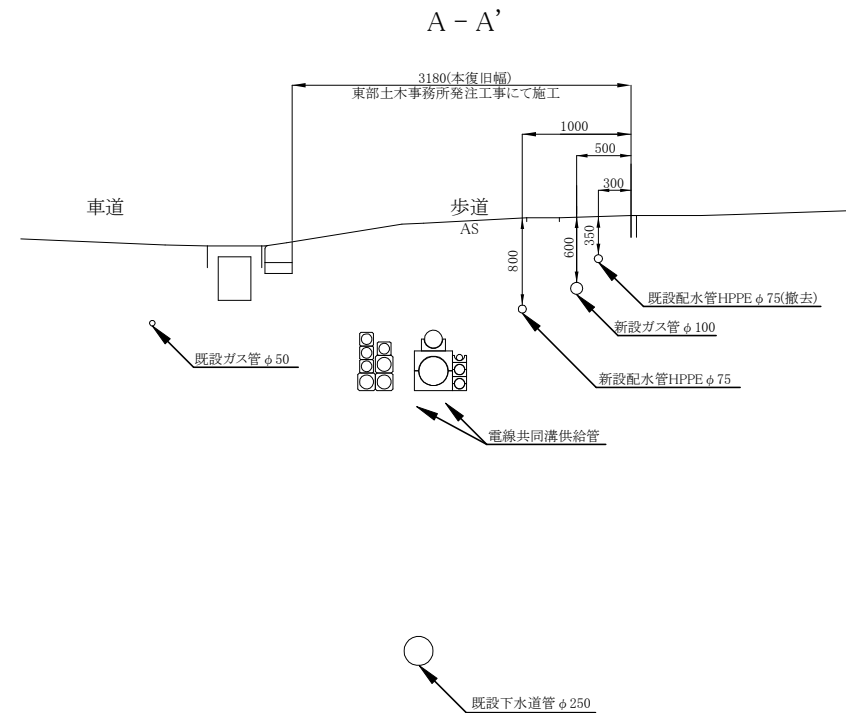

配管詳細図 S=Free

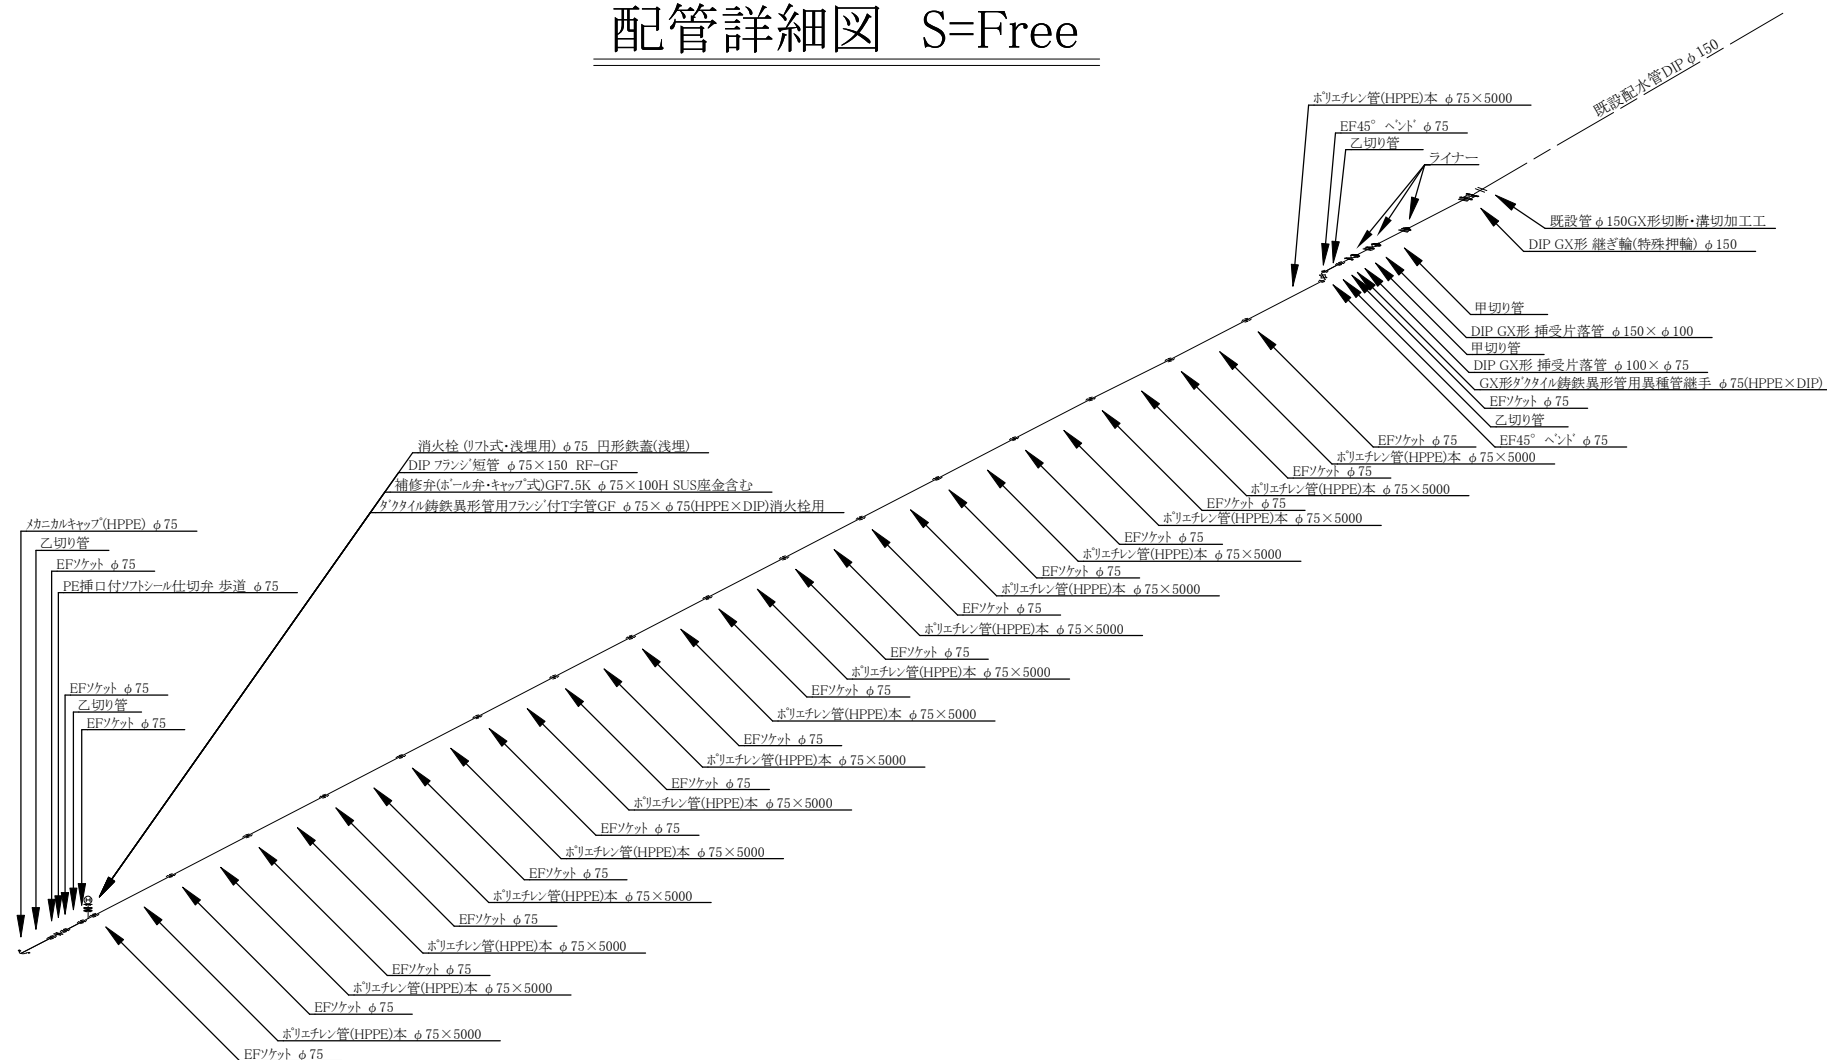


工事番号	秋他支8第3号				
工 事 名	配水管布設工事				
場 所	新潟市江南区旭2丁目 地内				
図 面 名	横断面図・配管詳細図				
縮 尺	図示	図面番号	3/4 枚中		
年 月 日	令和8年6月				
課 所長	補 佐	補 佐	係 長	設 計	


新潟市水道局

掘削断面図 S=1/50


06: φ 150配水管布設工(夜間) 01: 布設工A (掘削・埋戻し) 1/50

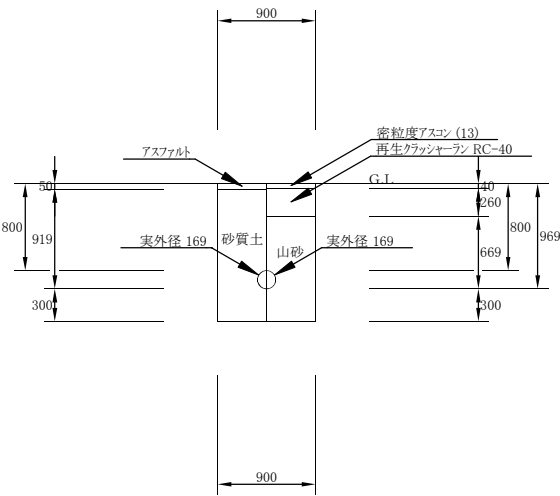


06: φ 150配水管布設工(夜間) 02: 布設工B (掘削・埋戻し) 1/50

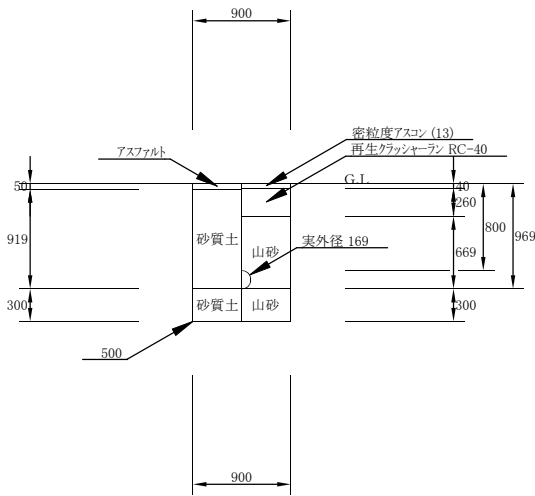


07: φ 100配水管布設工(夜間) 01: 布設工C (掘削・埋戻し) 1/50

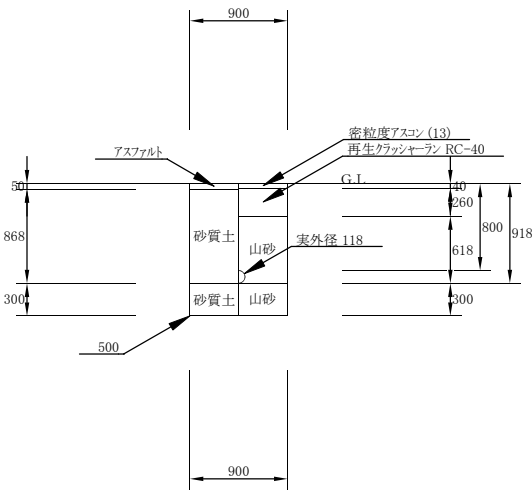


08: φ 75配水管布設工(夜間) 01: 布設工D (掘削・埋戻し) 1/50

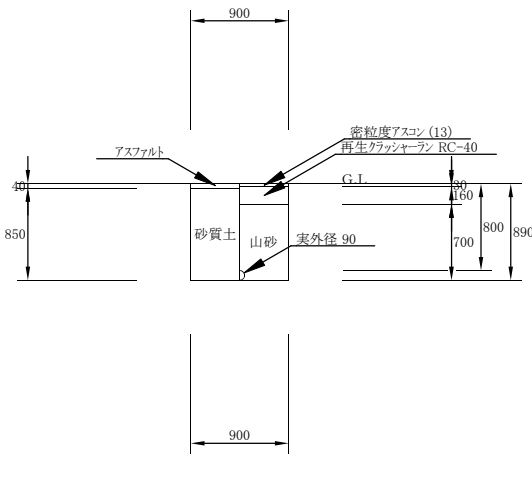


08: φ 75配水管布設工(夜間) 02: 布設工E (掘削・埋戻し) 1/50

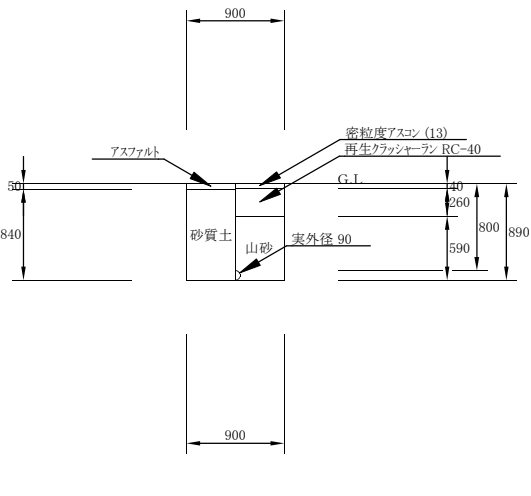


11: φ 75既設配水管撤去工(夜間) 01: 撤去工B (掘削・埋戻し) 1/50

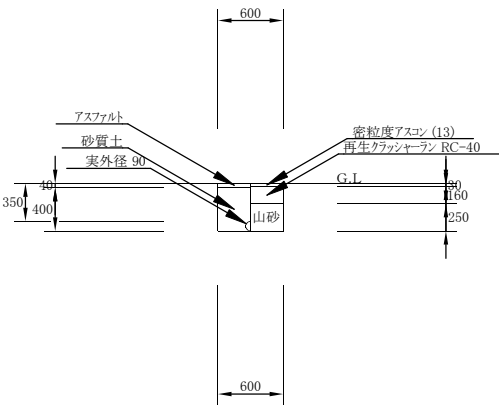


11: φ 75既設配水管撤去工(夜間) 02: 撤去工C (掘削・埋戻し) 1/50

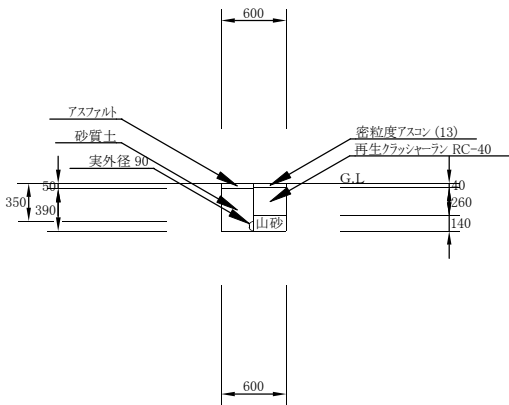


11: φ 75既設配水管撤去工(夜間) 03: 撤去工D (掘削・埋戻し) 1/50

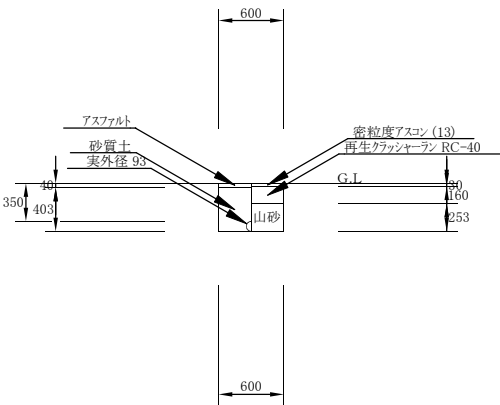

10: 試掘工(夜間) 01: 試掘工A (掘削・埋戻し) 1/50

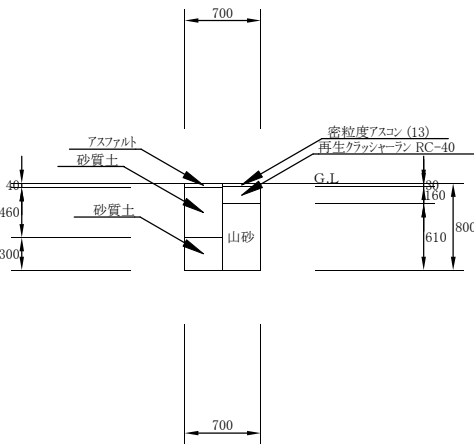

10: 試掘工(夜間) 02: 試掘工B (掘削・埋戻し) 1/50

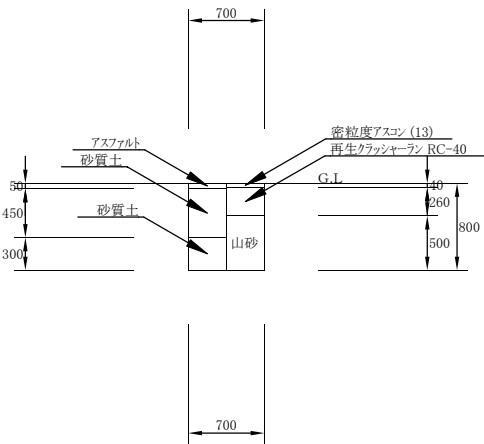

工 事 番 号		秋他支8第3号					
工 事 名		配水管布設工事					
場 所		新潟市江南区旭2丁目 地内					
図 面 名		掘削断面図					
縮 尺		図示		図面番号		4/4 枚中	
年 月 日		令和8年6月					
課 所 長		補 佐	補 佐	係 長	設 計		
新 潟 市 水 道 局							