

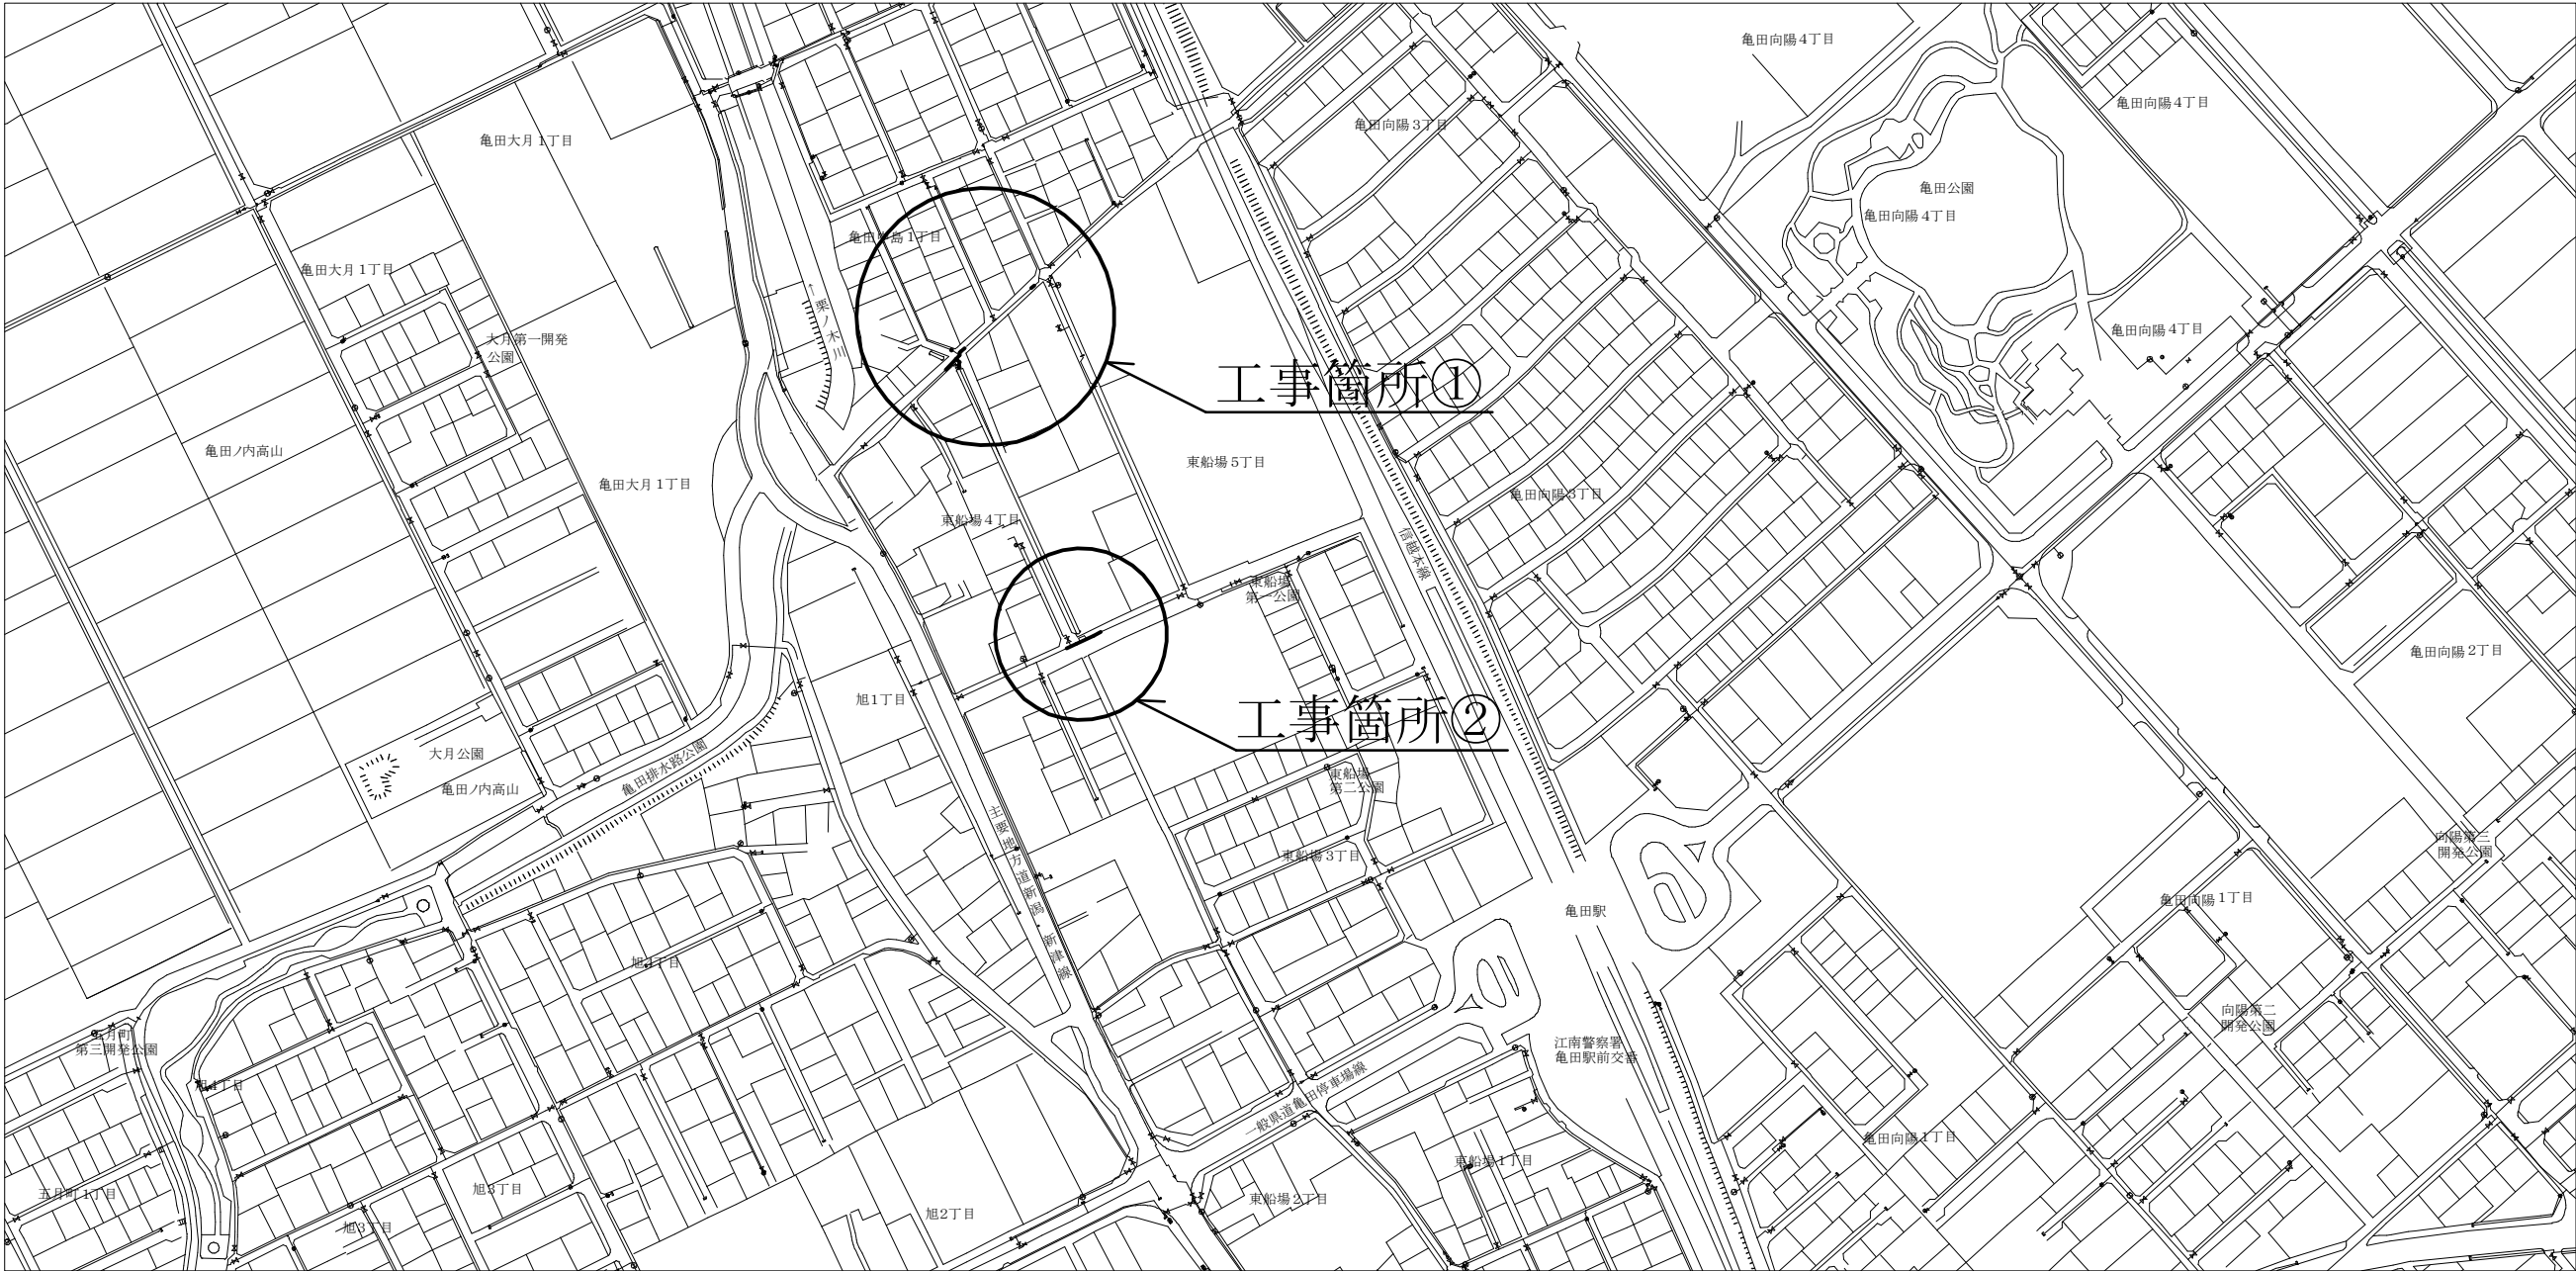


附近見取図 S=1/2500

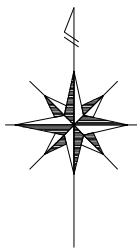


工 事 番 号		秋他支8第4号					
工 事 名		配水管布設工事					
場 所		新潟市江南区東船場4丁目他 地内					
図 面 名		附近見取図					
縮 尺		図示		図面番号		1/6 枚中	
年 月 日		令和8年5月					
課所長		補佐		補佐	係長		設計

平面図(1) S=1/500

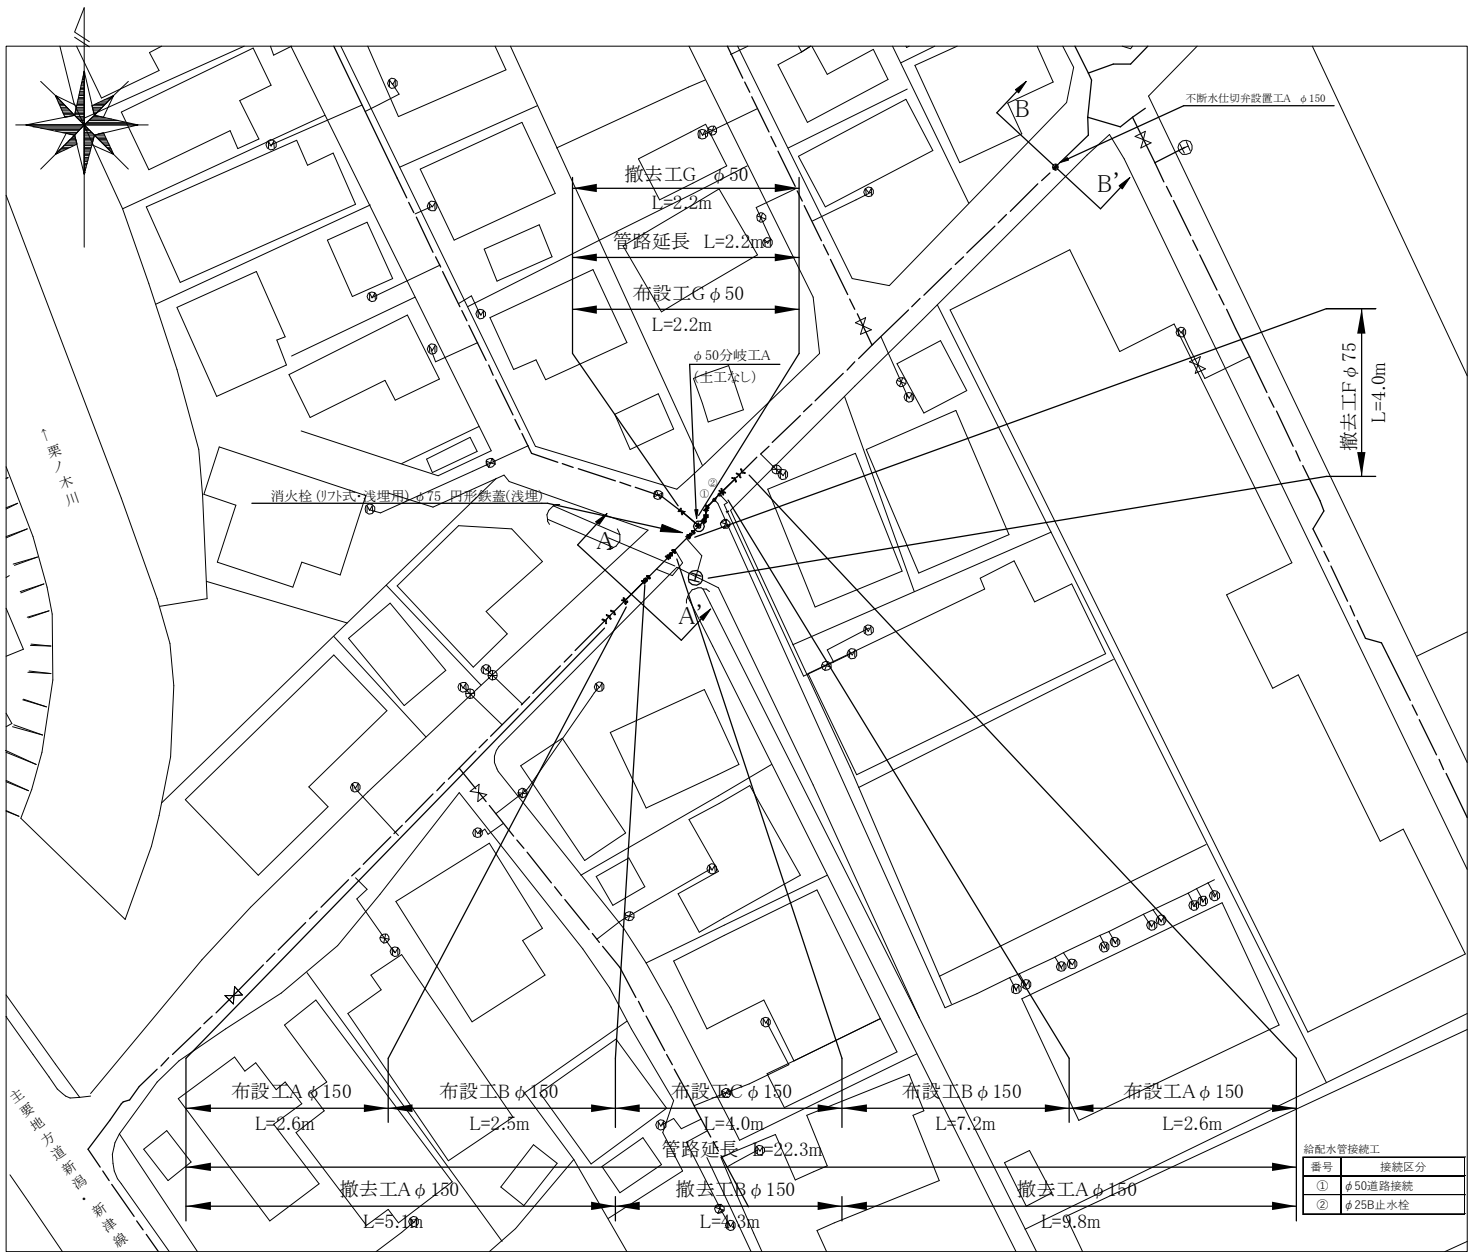

工事箇所①

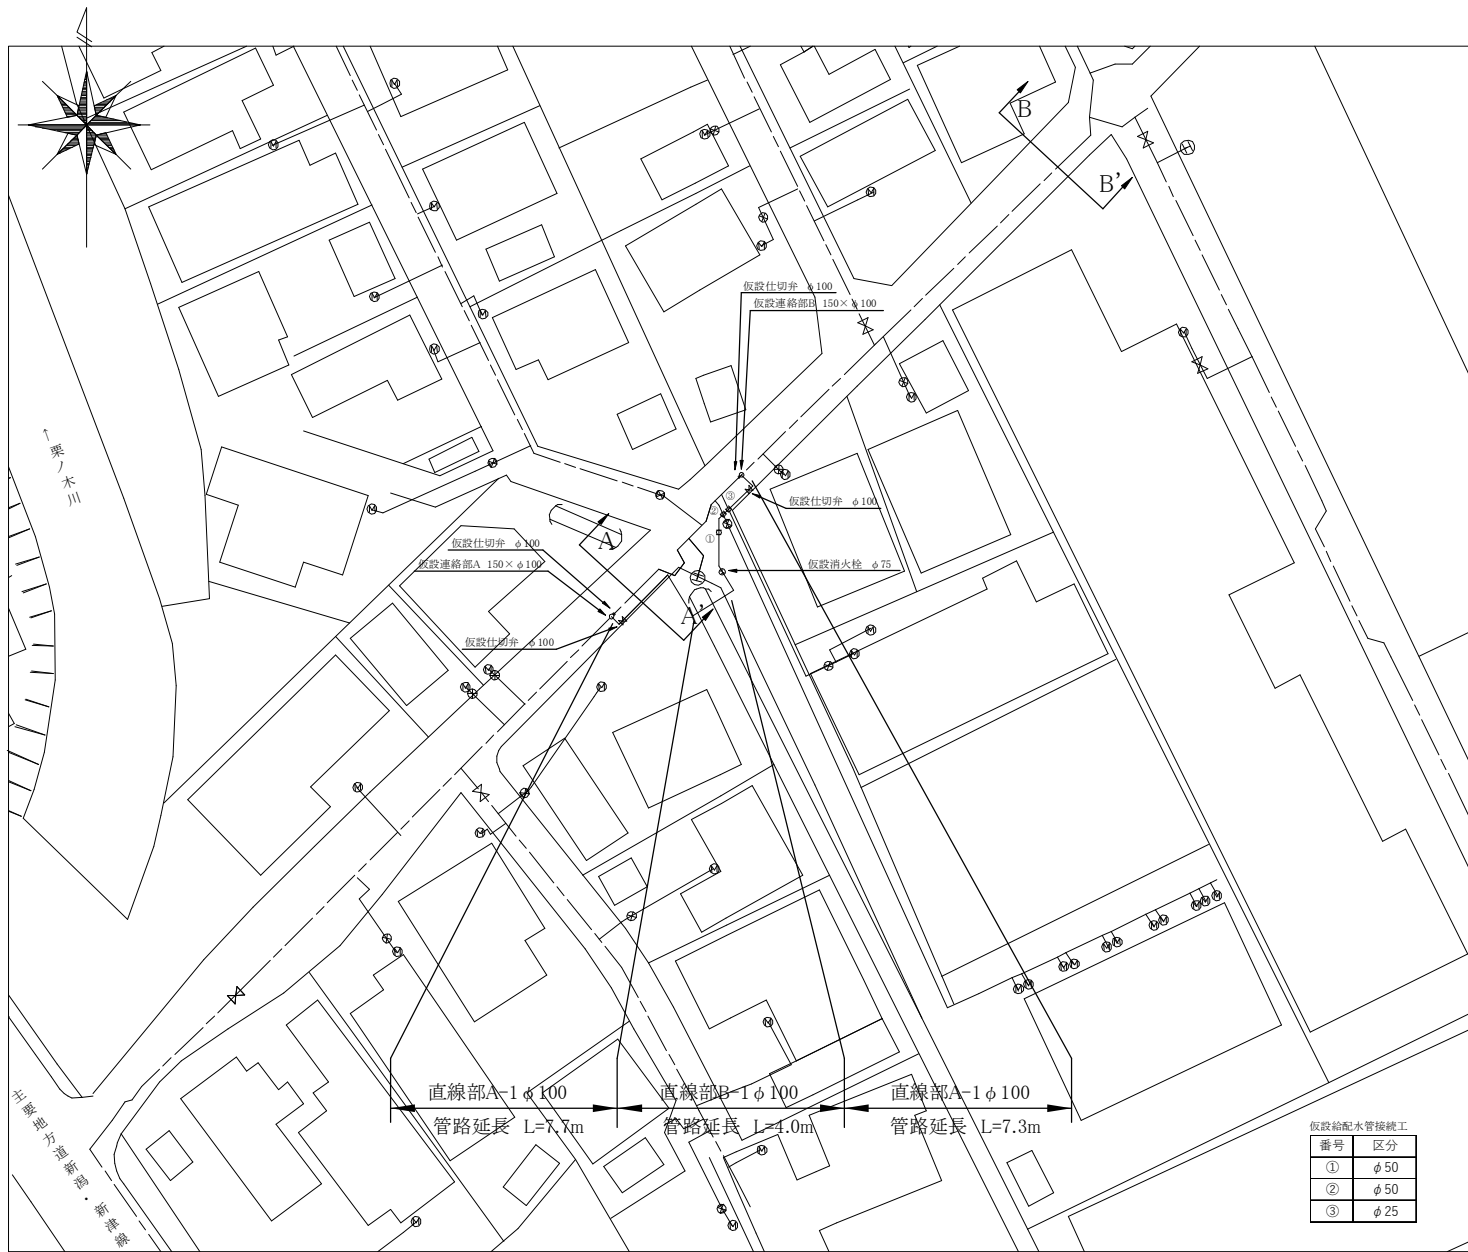

工種	名称	布設・撤去	仮設管種	施工条件							土被り	昼夜	管路延長	
				同時施工	舗装	掘削	矢板条件	埋戻土	水替	既設管種				
φ100仮設配水管布設・撤去工	連絡部A	布設	SUSφ150×φ100	／	As	機械	矢板(L=2.0 m)	山砂	水替	既設管DIPφ150	1.2 m	昼	／	
	連絡部B	布設	SUSφ150×φ100	／	As	機械	矢板(L=2.0 m)	山砂	水替	既設管DIPφ150	1.2 m	昼	／	
	直線部A-1	布設	SUSφ100(レンタル管)	／	As	機械	／	発生土	／	／	0.3 m	昼	L=15.0m	
	撤去	SUSφ100(レンタル管)	／	As	機械	／	山砂	／	／	0.3 m	昼			
	直線部B-1	布設	SUSφ100(レンタル管)	／	排水路横断部 露出配管のため土工無し							／	昼	L=4.0m
	撤去	SUSφ100(レンタル管)	／	／								昼		


※仮設用管材料のボルト継手については、締付ボルトが離脱しない措置を図ること。

工種	名称	管種	道路種別	施工条件					土被り	昼夜	管路延長合計	再掘削工延長
				同時施工	掘削	矢板条件	埋戻土	水替				
φ150配水管布設工	布設工A	K.DIP	市道C断面	撤去工A	機械	矢板(L=2.0 m)	山砂	水替	1.1 m	昼	L=22.3m	—
	布設工B	GX.DIP	市道C断面	撤去工A	機械	矢板(L=1.5 m)	山砂	水替	0.8 m	昼		—
	布設工C	GX.DIP	砂利道(排水路施工箇所)	／	機械	素掘	山砂	／	0.3 m	昼		—
φ50配水管布設工	分岐工A	GX.DIPφ150×50	／	布設工B	／	／	／	／	0.8 m	昼	／	—
	布設工G	HPPE	市道C断面	撤去工G	機械	素掘	山砂	水替	0.8 m	昼	L=2.2m	—
φ150断水仕切弁設置工	設置工A	K.DIP	市道C断面	／	機械	矢板(L=2.0 m)	山砂	水替	1.1 m	昼	L=1.3m(土工延長)	—
φ150既設配水管撤去工	撤去工A	DIP	／	布設工A,B	／	／	／	／	1.1 m	昼	L=19.2m	—
	撤去工B	DIP	／	排水路施工時	／	／	／	／	0.3～1.1m	昼	—	—
φ75既設配水管撤去工	撤去工F	VP	市道C断面	／	機械	素掘	山砂	／	0.8 m	昼	L=4.0m	—
φ50既設配水管撤去工	撤去工G	HPPE	市道C断面	布設工G	／	／	／	／	0.8 m	昼	L=2.2m	—
試掘工	試掘工A	／	市道C断面	／	上層機械	素掘	山砂	／	1.1 m	昼	L=10.0m(土工延長)	—


工事番号	秋他支8第4号		
工事名	配水管布設工事		
場所	新潟市江南区東船場4丁目他 地内		
図面名	平面図(1)・仮設平面図(1)		
縮尺	図示	図面番号	2/6 枚中
年月日	令和8年5月		
課所長	補佐	補佐	係長 設計
新潟市水道局			

横断面図 S=1/50


A-A’

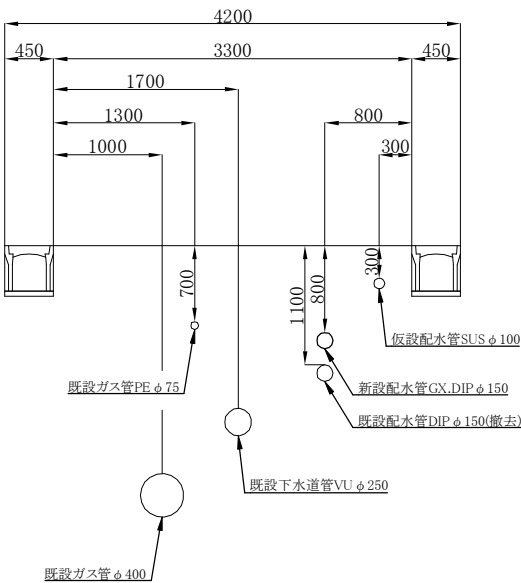


B-B’

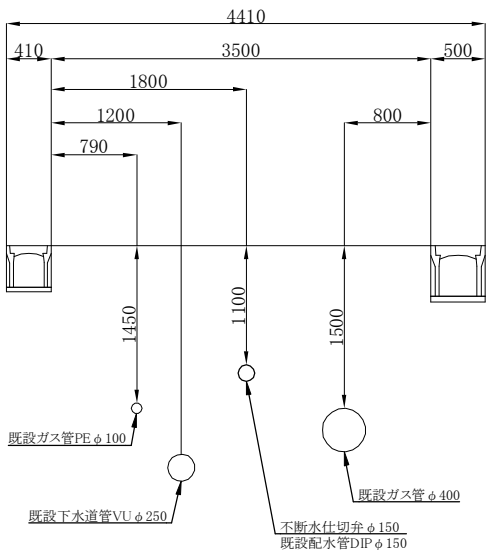

C-C’

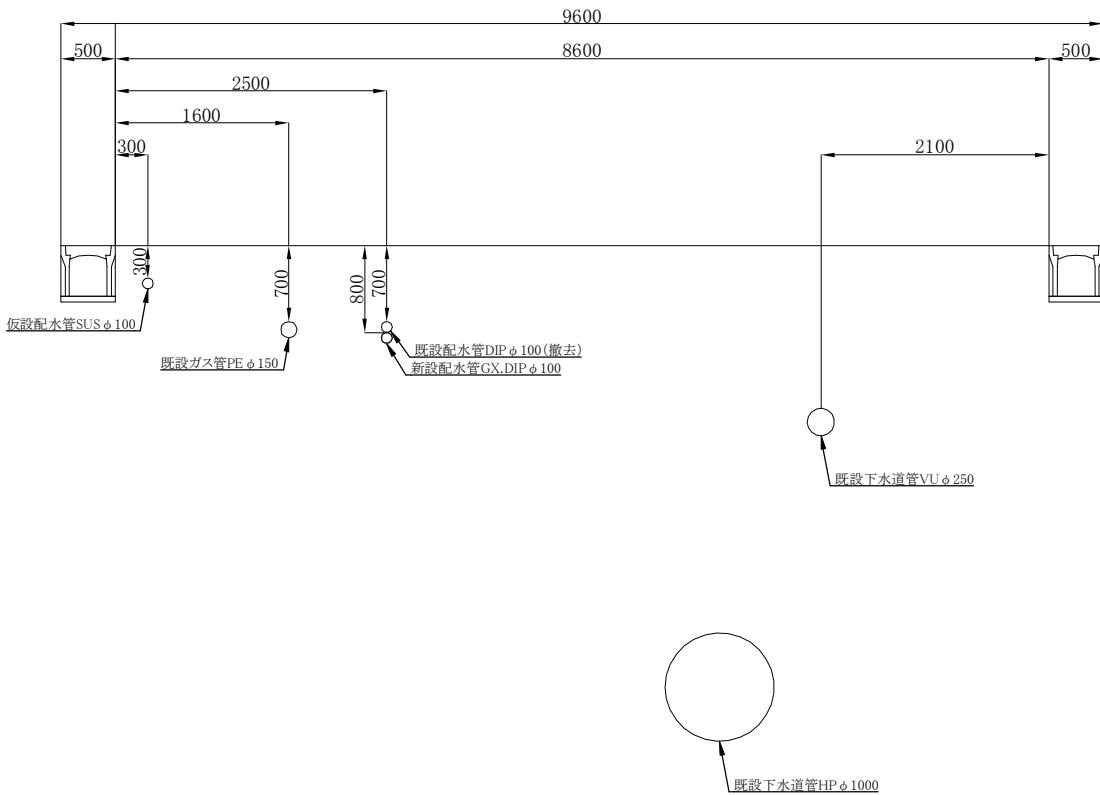


D-D’

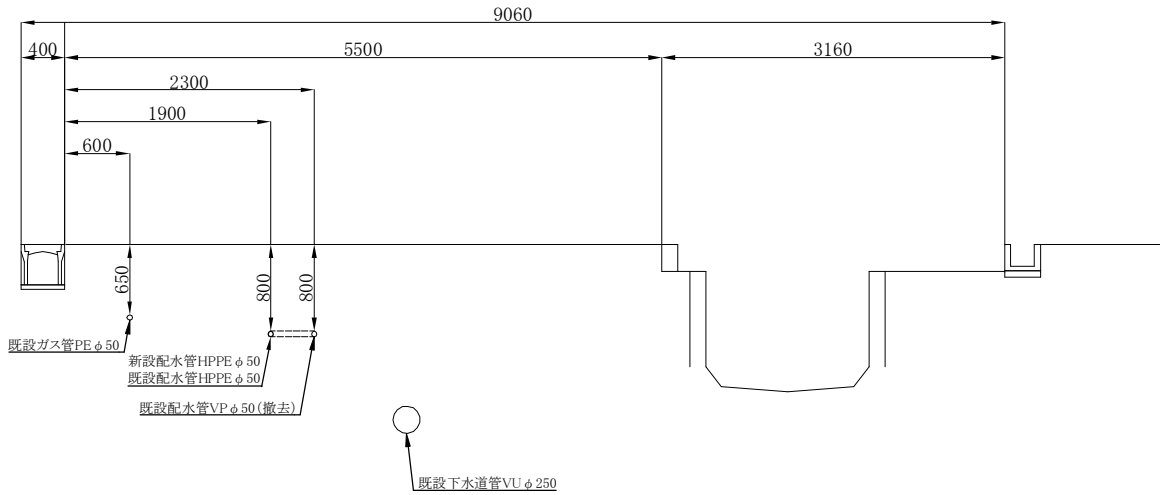


工 事 番 号		秋他支8第4号					
工 事 名		配水管布設工事					
場 所		新潟市江南区東船場4丁目他 地内					
図 面 名		横断面図					
縮 尺		図 示		図面番号		4/6 枚中	
年 月 日		令和8年5月					
課 所 長		補 佐	補 佐	係 長	設 計		

掘削断面図(1) S=1/50


06: φ150配水管布設工 01: 布設工A (掘削・埋戻し) 1/50

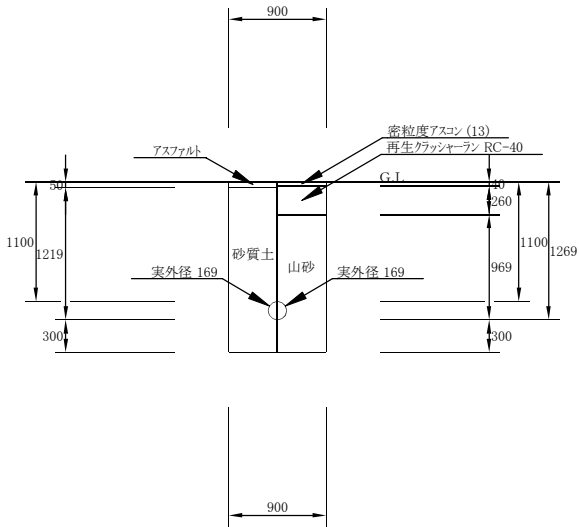


06: φ150配水管布設工 02: 布設工B (掘削・埋戻し) 1/50

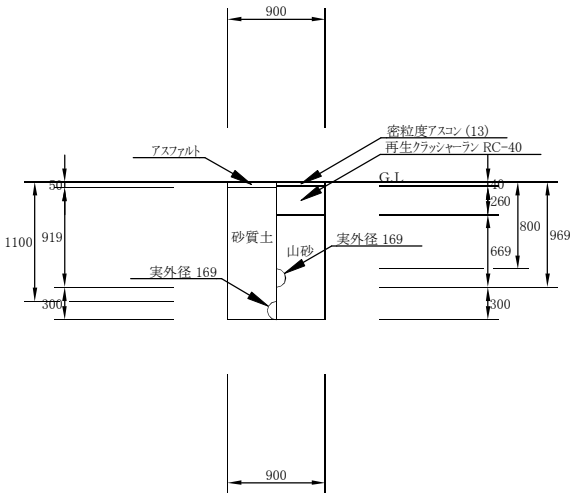


06: φ150配水管布設工 03: 布設工C (掘削・埋戻し) 1/50

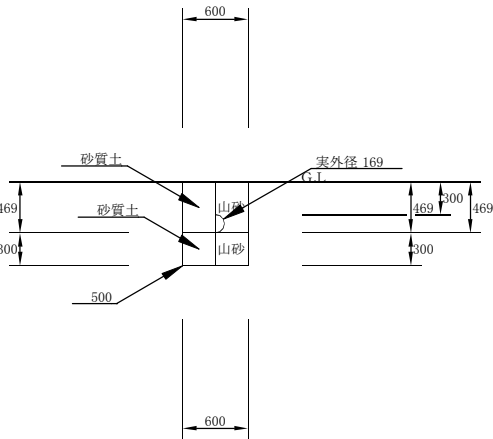


08: φ100配水管布設工 01: 布設工D (掘削・埋戻し) 1/50

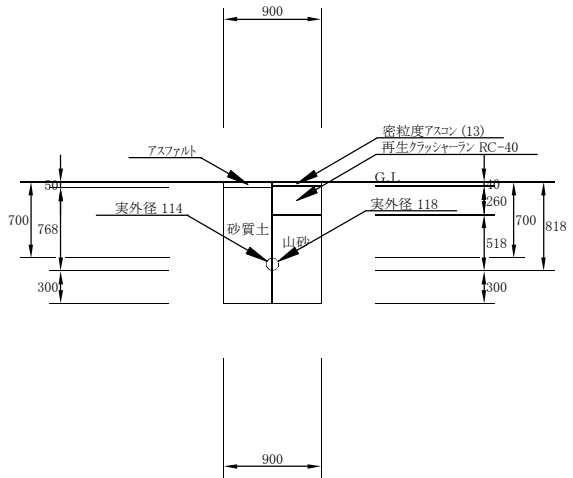


08: φ100配水管布設工 02: 布設工E (掘削・埋戻し) 1/50

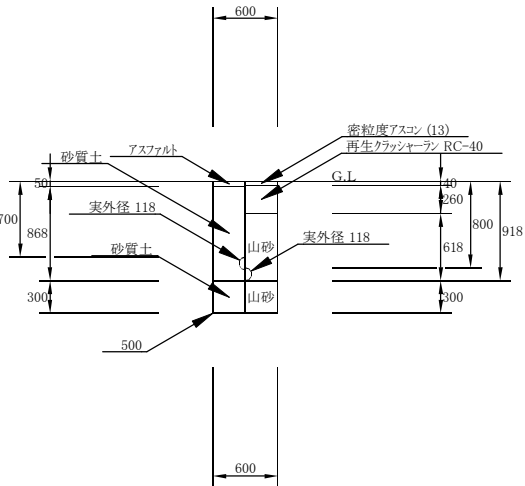


08: φ100配水管布設工 03: 布設工F (掘削・埋戻し) 1/50

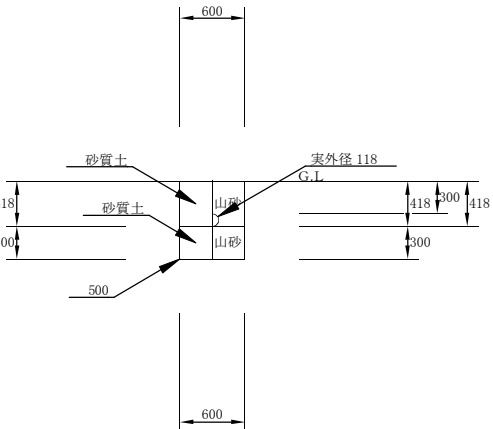


10: φ50配水管布設工 01: 布設工G (掘削・埋戻し) 1/50

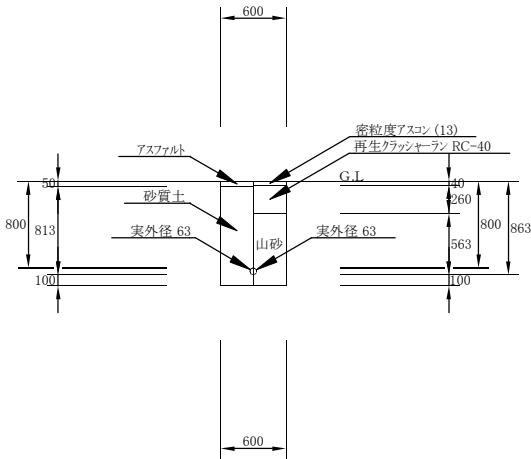


10: φ50配水管布設工 02: 布設工H (掘削・埋戻し) 1/50

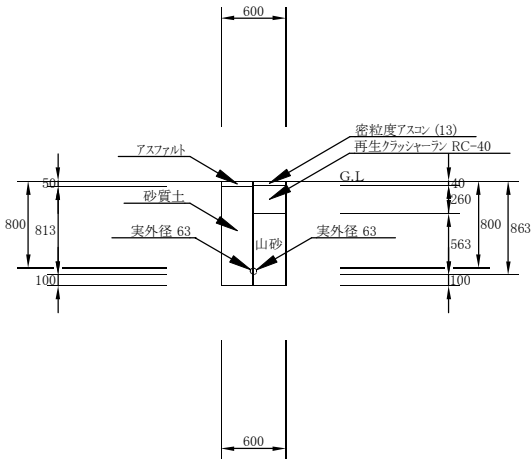


10: φ50配水管布設工 03: 布設工I (掘削・埋戻し) 1/50

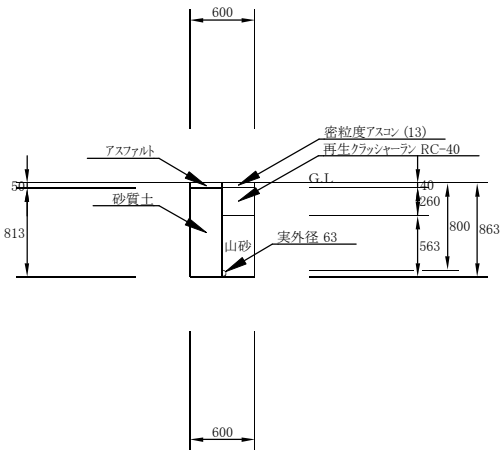

18: 不断水仕切弁設置工 01: 設置工A (掘削・埋戻し) 1/50

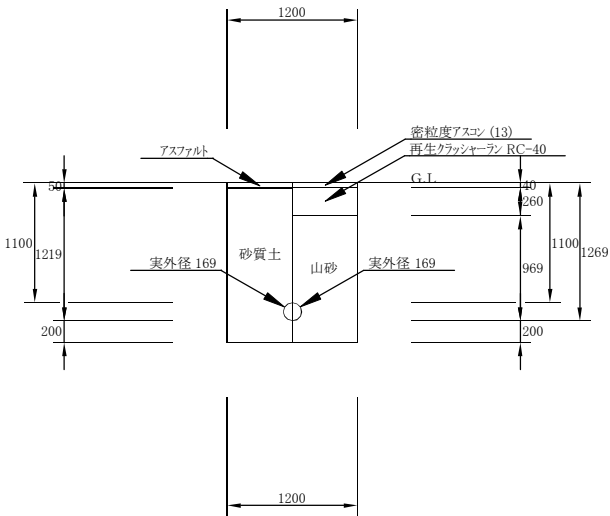


15: φ75配水管撤去工 01: 撤去工F (掘削・埋戻し) 1/50

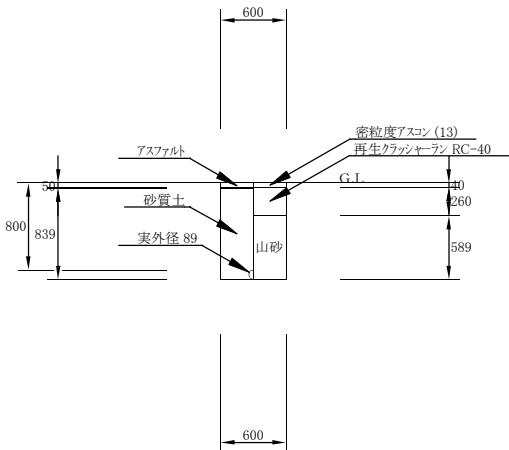


工 事 番 号		秋他支8第4号					
工 事 名		配水管布設工事					
場 所		新潟市江南区東船場4丁目他 地内					
図 面 名		掘削断面図(1)					
縮 尺		図示		図面番号		5/6 枚中	
年 月 日		令和8年5月					
課所長	補佐	補佐	係長			設計	
新 潟 市 水 道 局							

掘削断面図(2) S=1/50


16: φ50配水管撤去工 02: 撤去工I (掘削・埋戻し) 1/50

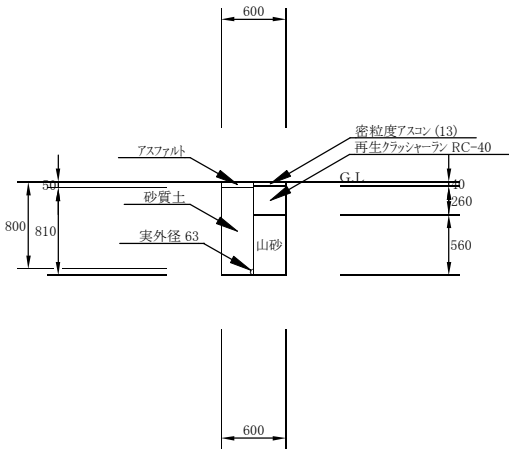

17: 試掘工 01: 試掘工A (掘削・埋戻し) 1/50

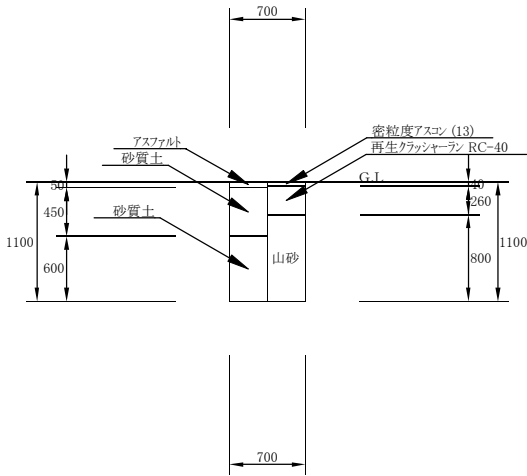


17: 試掘工 02: 試掘工B (掘削・埋戻し) 1/50

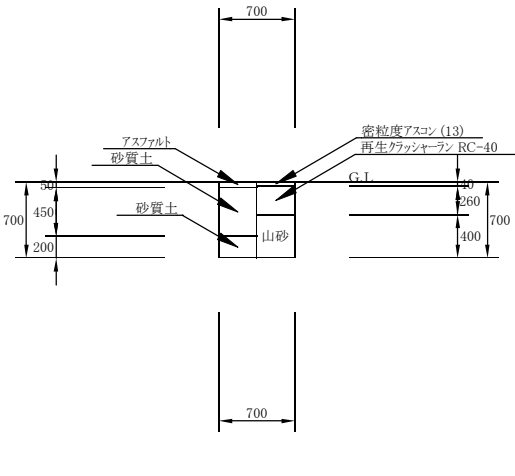

路面復旧図 S=1/10


市道C断面

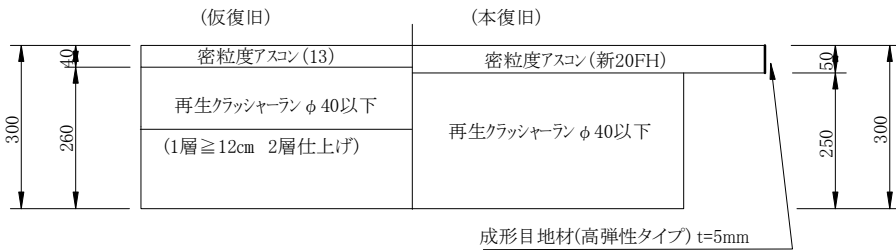


※本復旧は、新潟市東部地域下水道事務所にて施工

配管詳細図 S=Free

工事箇所①

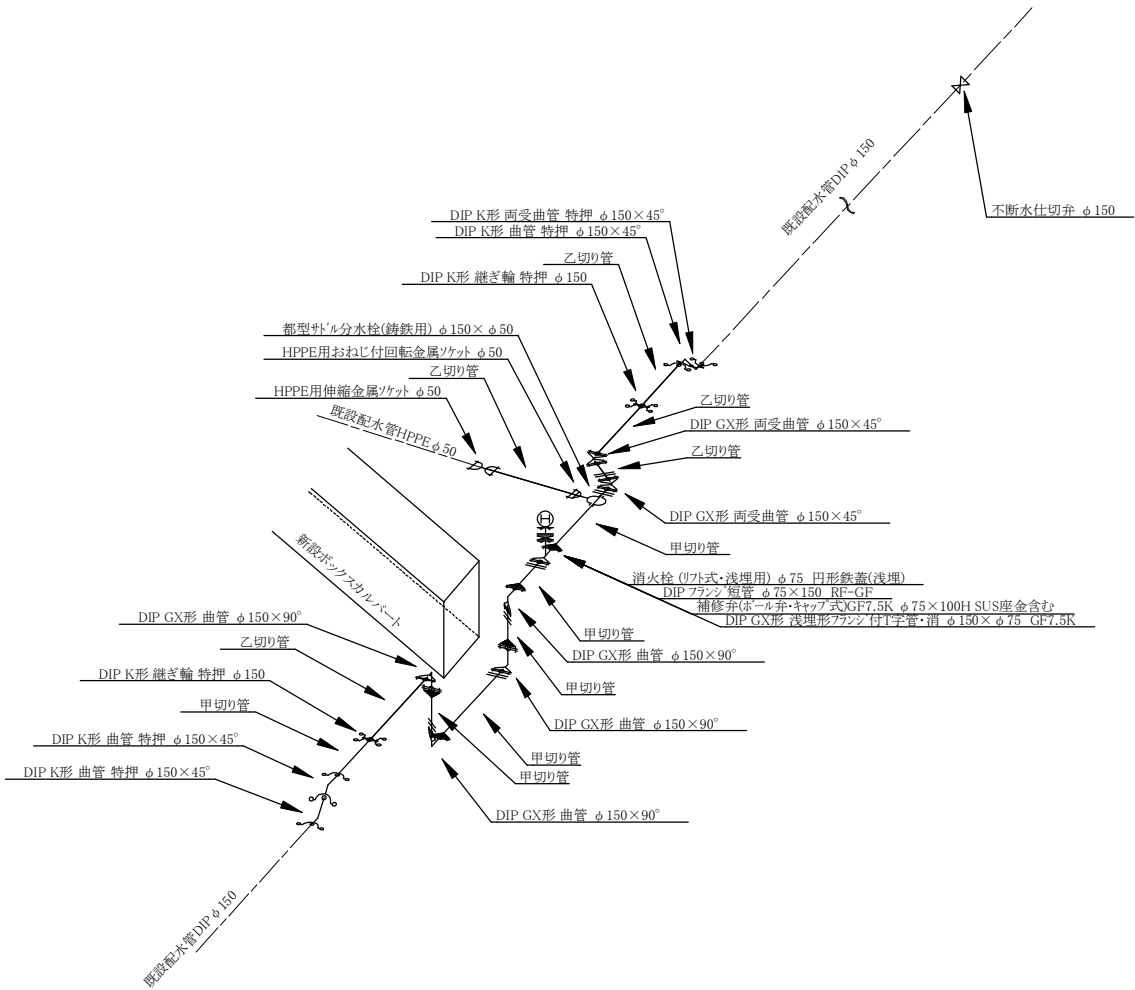

工事箇所②

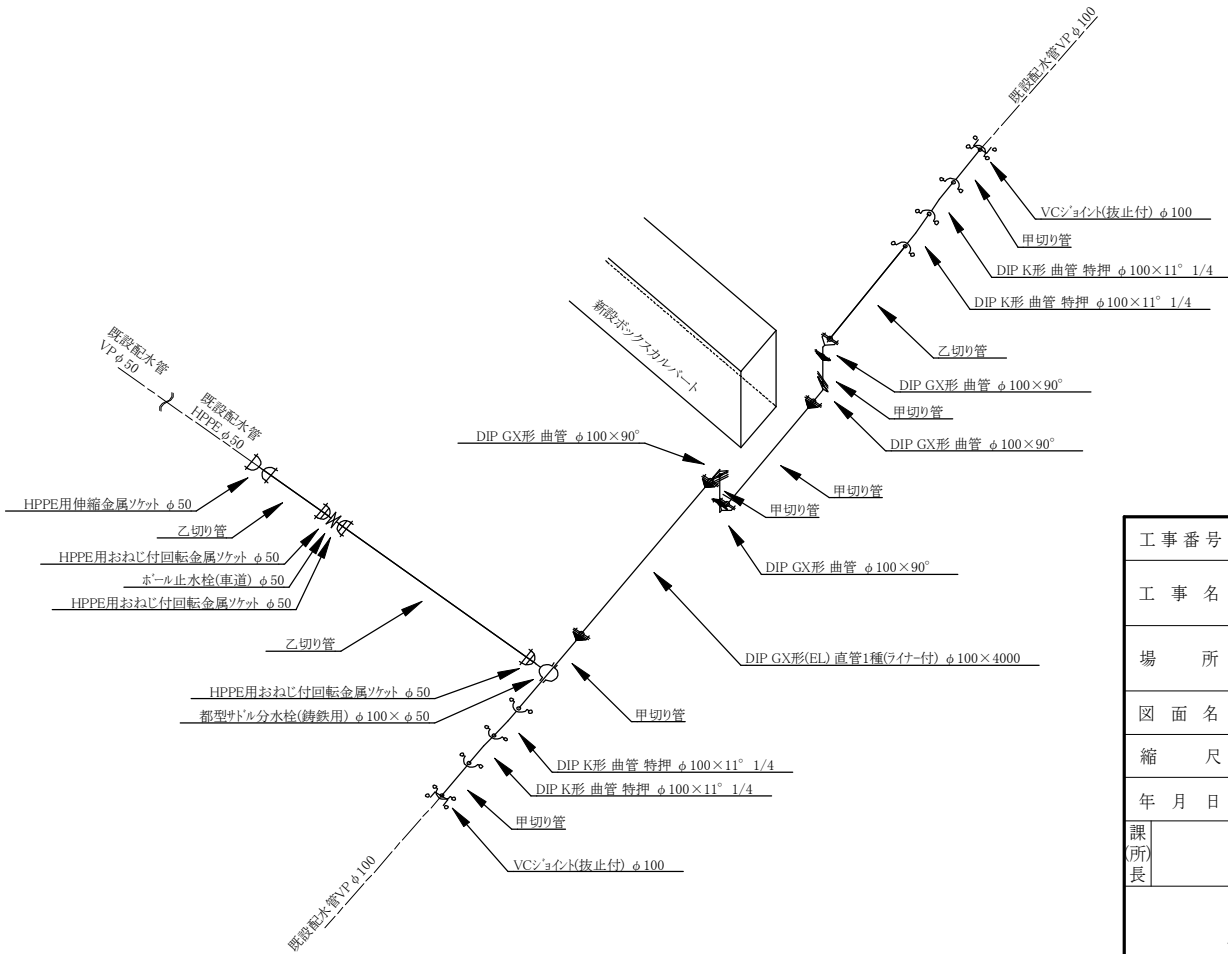

工 事 番 号		秋他支8第4号			
工 事 名		配水管布設工事			
場 所		新潟市江南区東船場4丁目他 地内			
図 面 名		掘削断面図(2)・路面復旧図・配管詳細図			
縮 尺		図 示		図面番号	6/6 枚中
年 月 日		令和8年5月			
課 所 長	補 佐		補 佐	係 長	設 計
新 潟 市 水 道 局					