 



附近見取図 S=1/2500





平面図 S=1/500

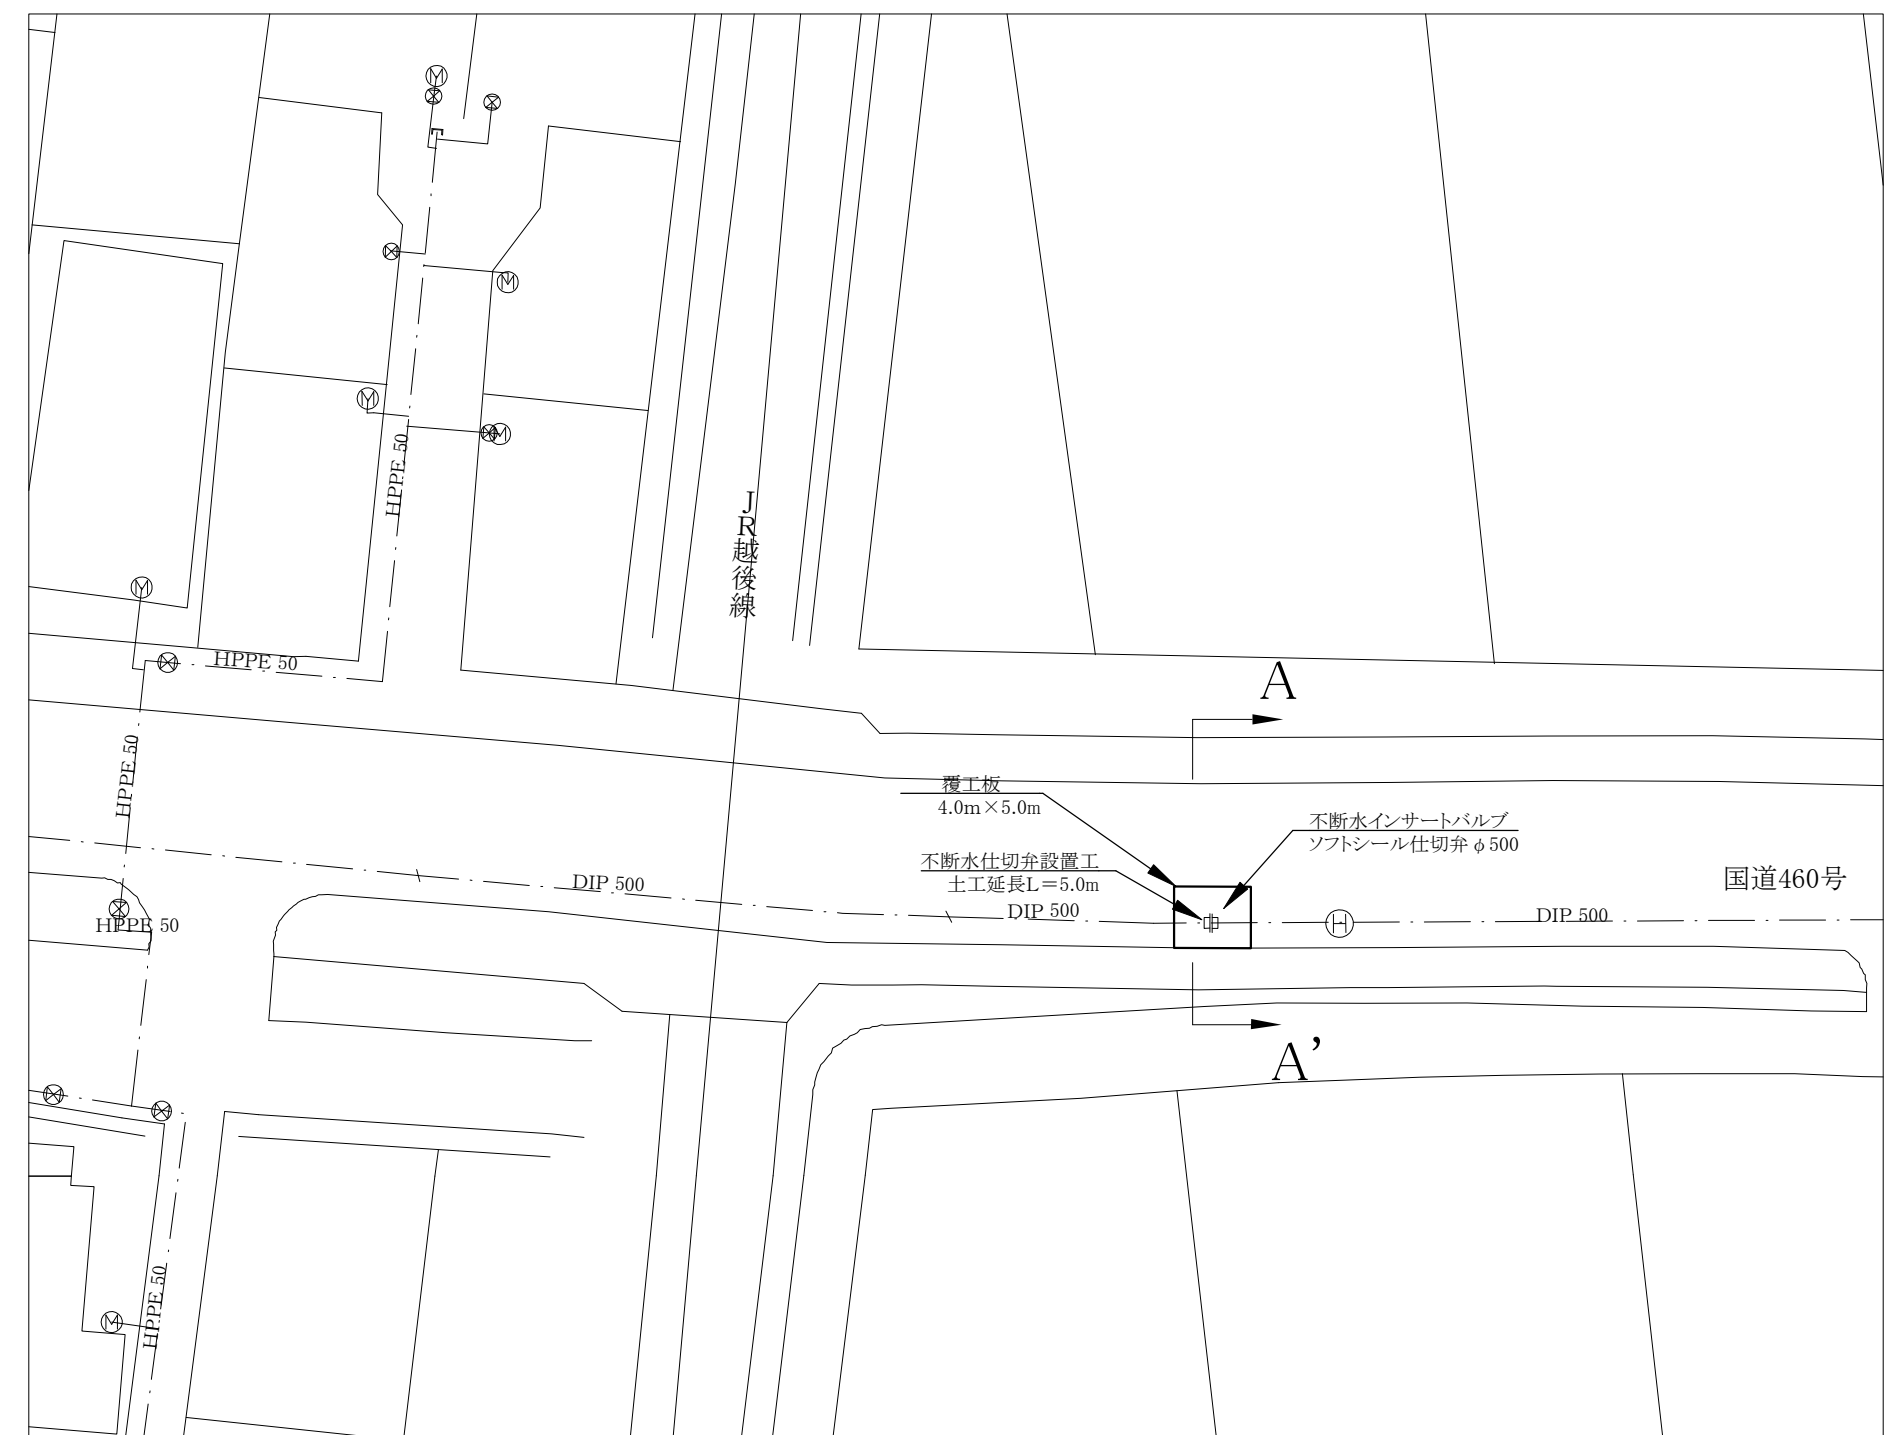


工種	ルート名称	管種	道路種別	施工条件	土被り	昼夜	管路延長合計
φ500不断水仕切弁設置工	設置工A	DIP	県道B断面	機械・鋼矢板Ⅲ型(L=6.5m)・砂・水替	1.3m	昼	L=5.0m(土工延長)
試掘工	試掘工A		県道B断面	上層機械・矢板(L=3.5m)・砂・水替	3.0m	昼	L=4.6m(土工延長)

工 事 番 号		管整幹8第1号							
工 事 名		不断水仕切弁設置工事							
場 所		新潟市西蒲区赤鎔 地内							
図 面 名		附近見取図・平面図							
縮 尺		1/2500・1/500		図面番号		1/3枚中			
年 月 日		令和8年7月							
課 (所) 長		補 佐		室 長		係 長		設 計	
新 潟 市 水 道 局									


掘削断面図 S=1/50

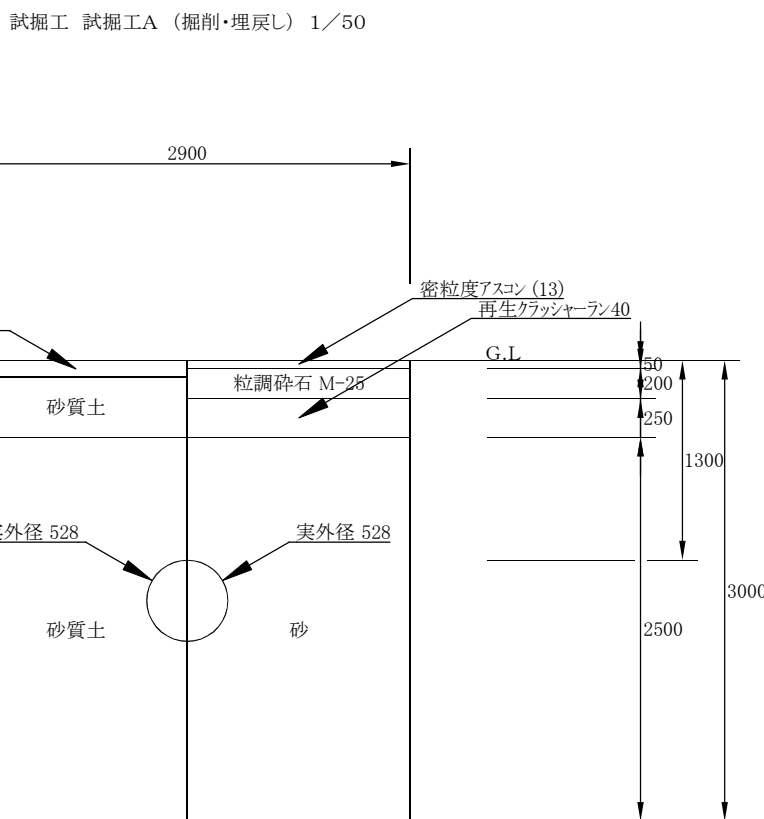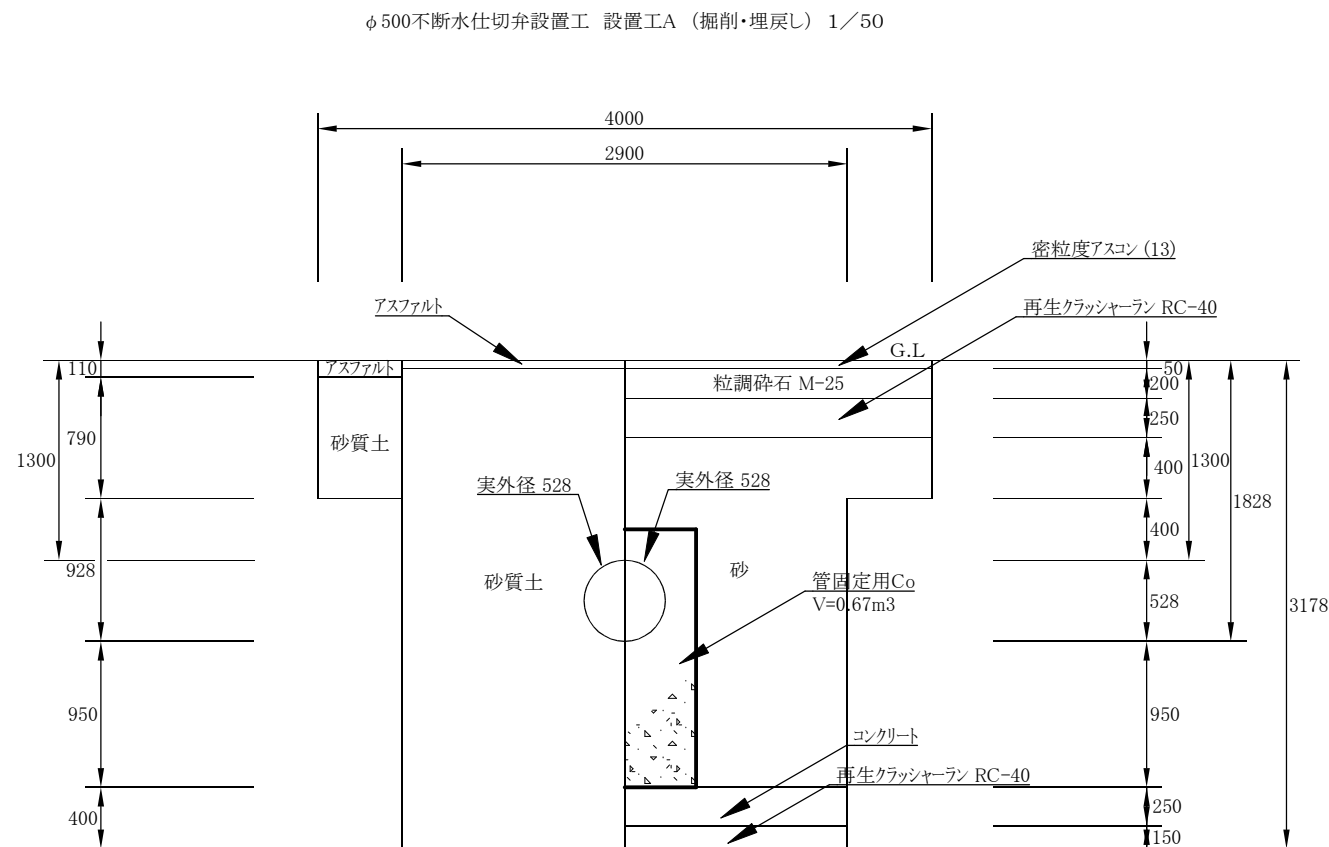

横断面図 S=1/50

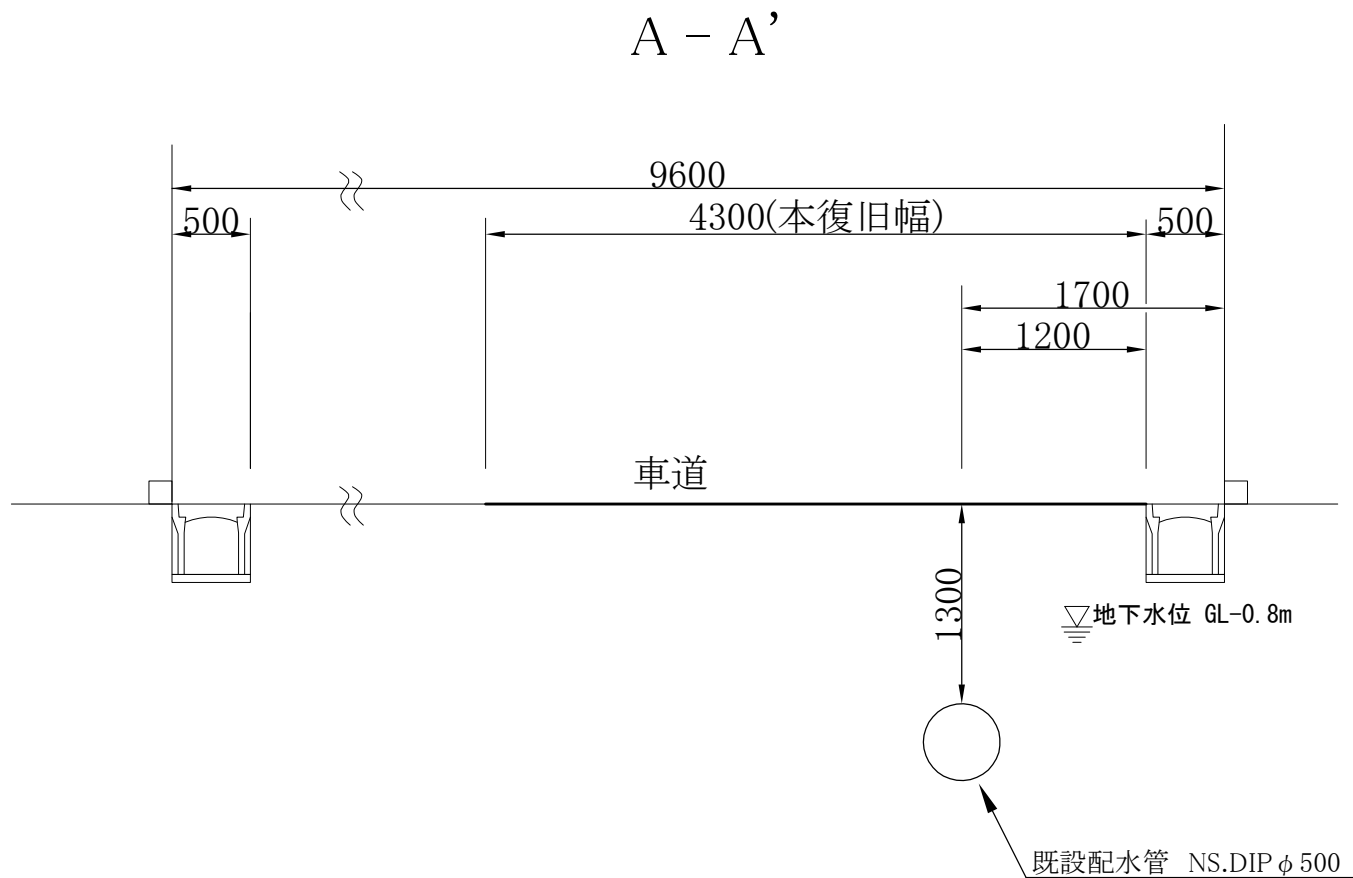


路面復旧図 S=1/10

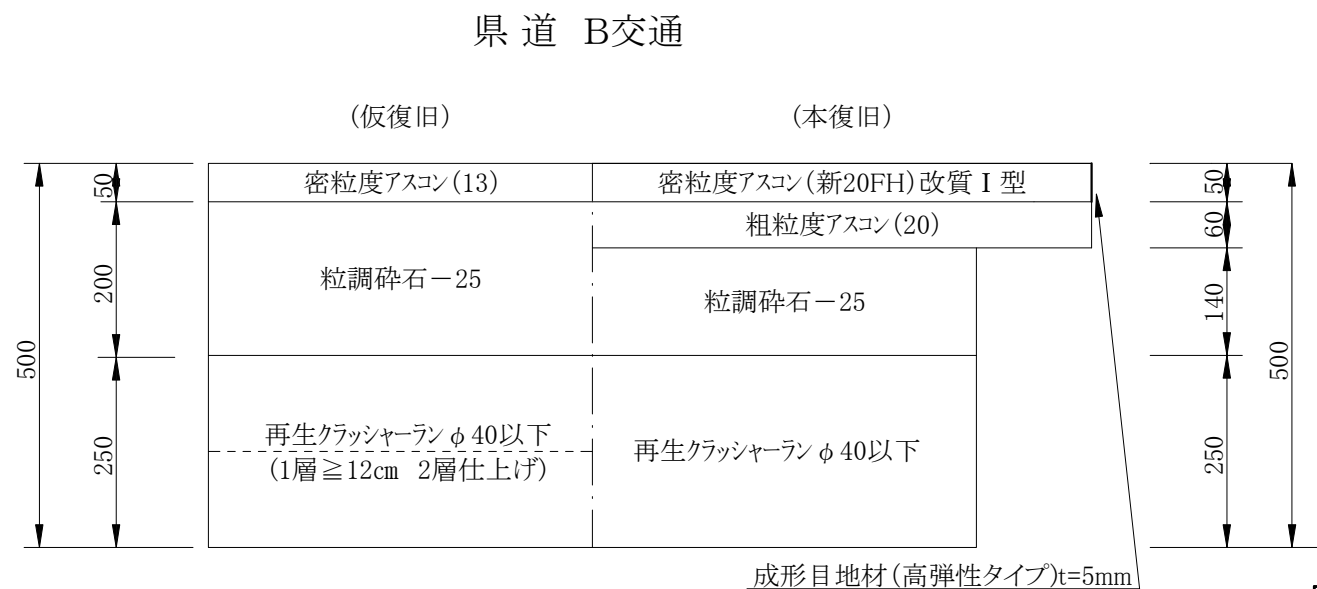


工 事 番 号		管整幹8第1号						
工 事 名		不断水仕切弁設置工事						
場 所		新潟市西蒲区赤鋤 地内						
図 面 名		掘削断面図・横断面図・路面復旧図						
縮 尺		1/50・1/10			図面番号		2/3枚中	
年 月 日		令和8年7月						
課 (所) 長		補 佐		室 長		係 長		設 計
新 潟 市 水 道 局								

不断水仕切弁設置詳細図 S=1/50

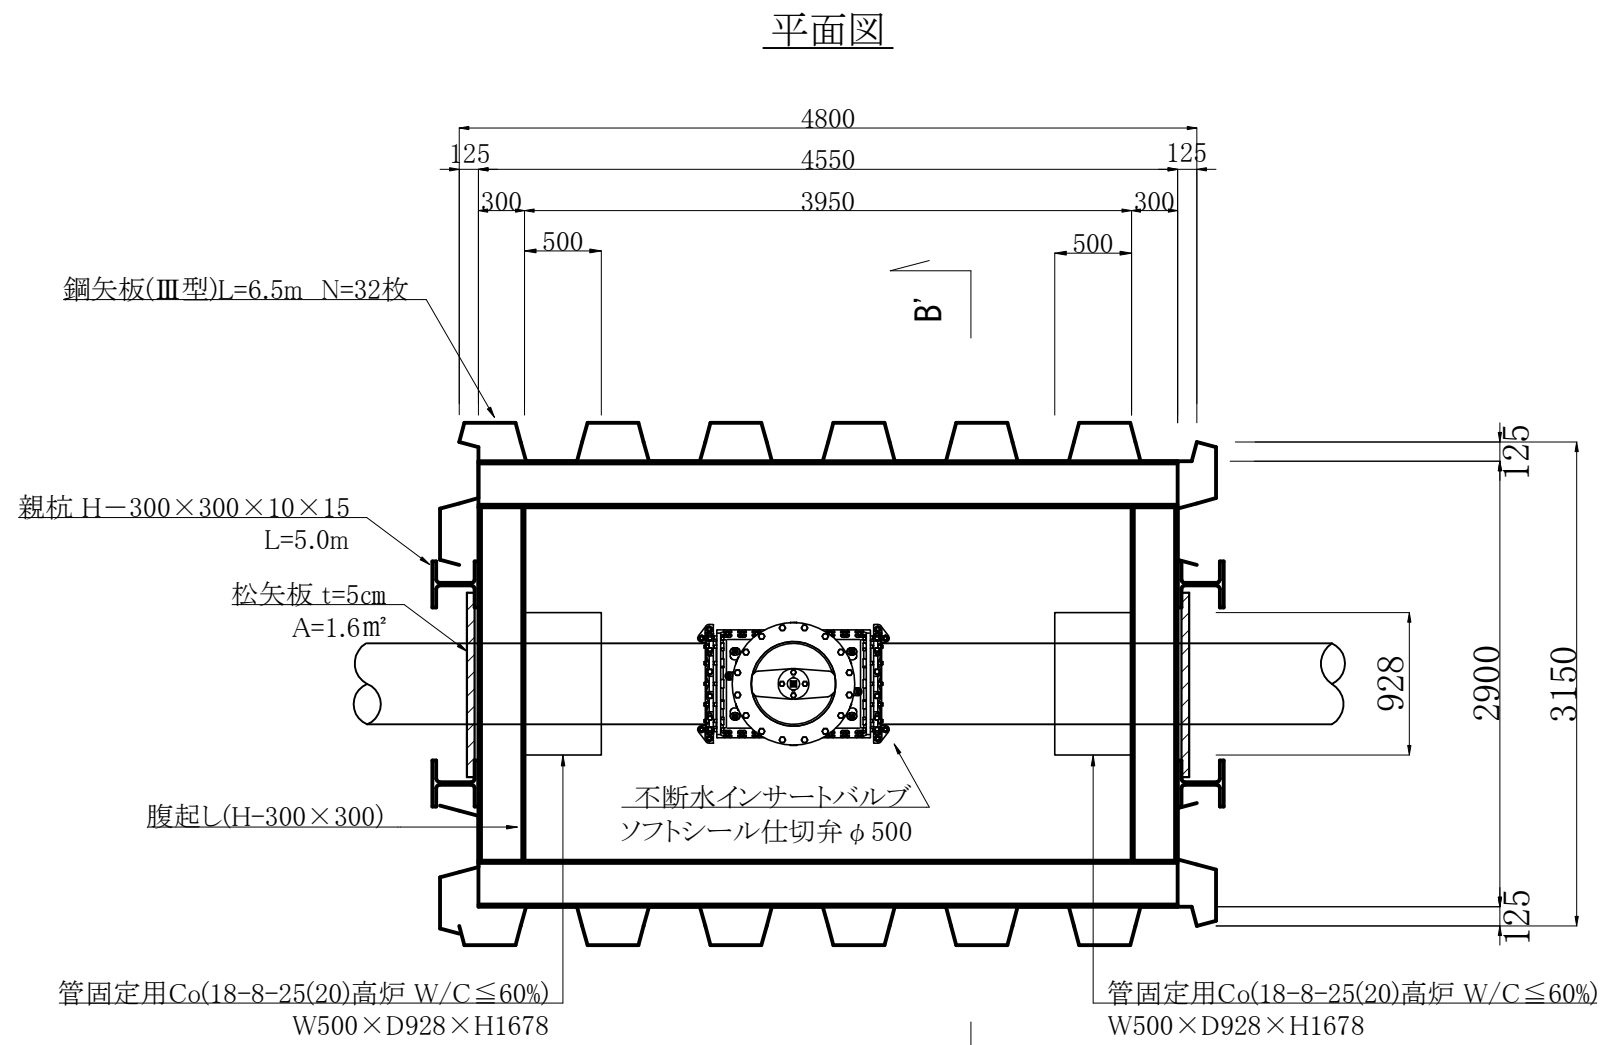


※親杭 H=300×300×10×15は鋼矢板Ⅲ型圧入工・引抜工にてN=4枚を計上する


B-B'断面図

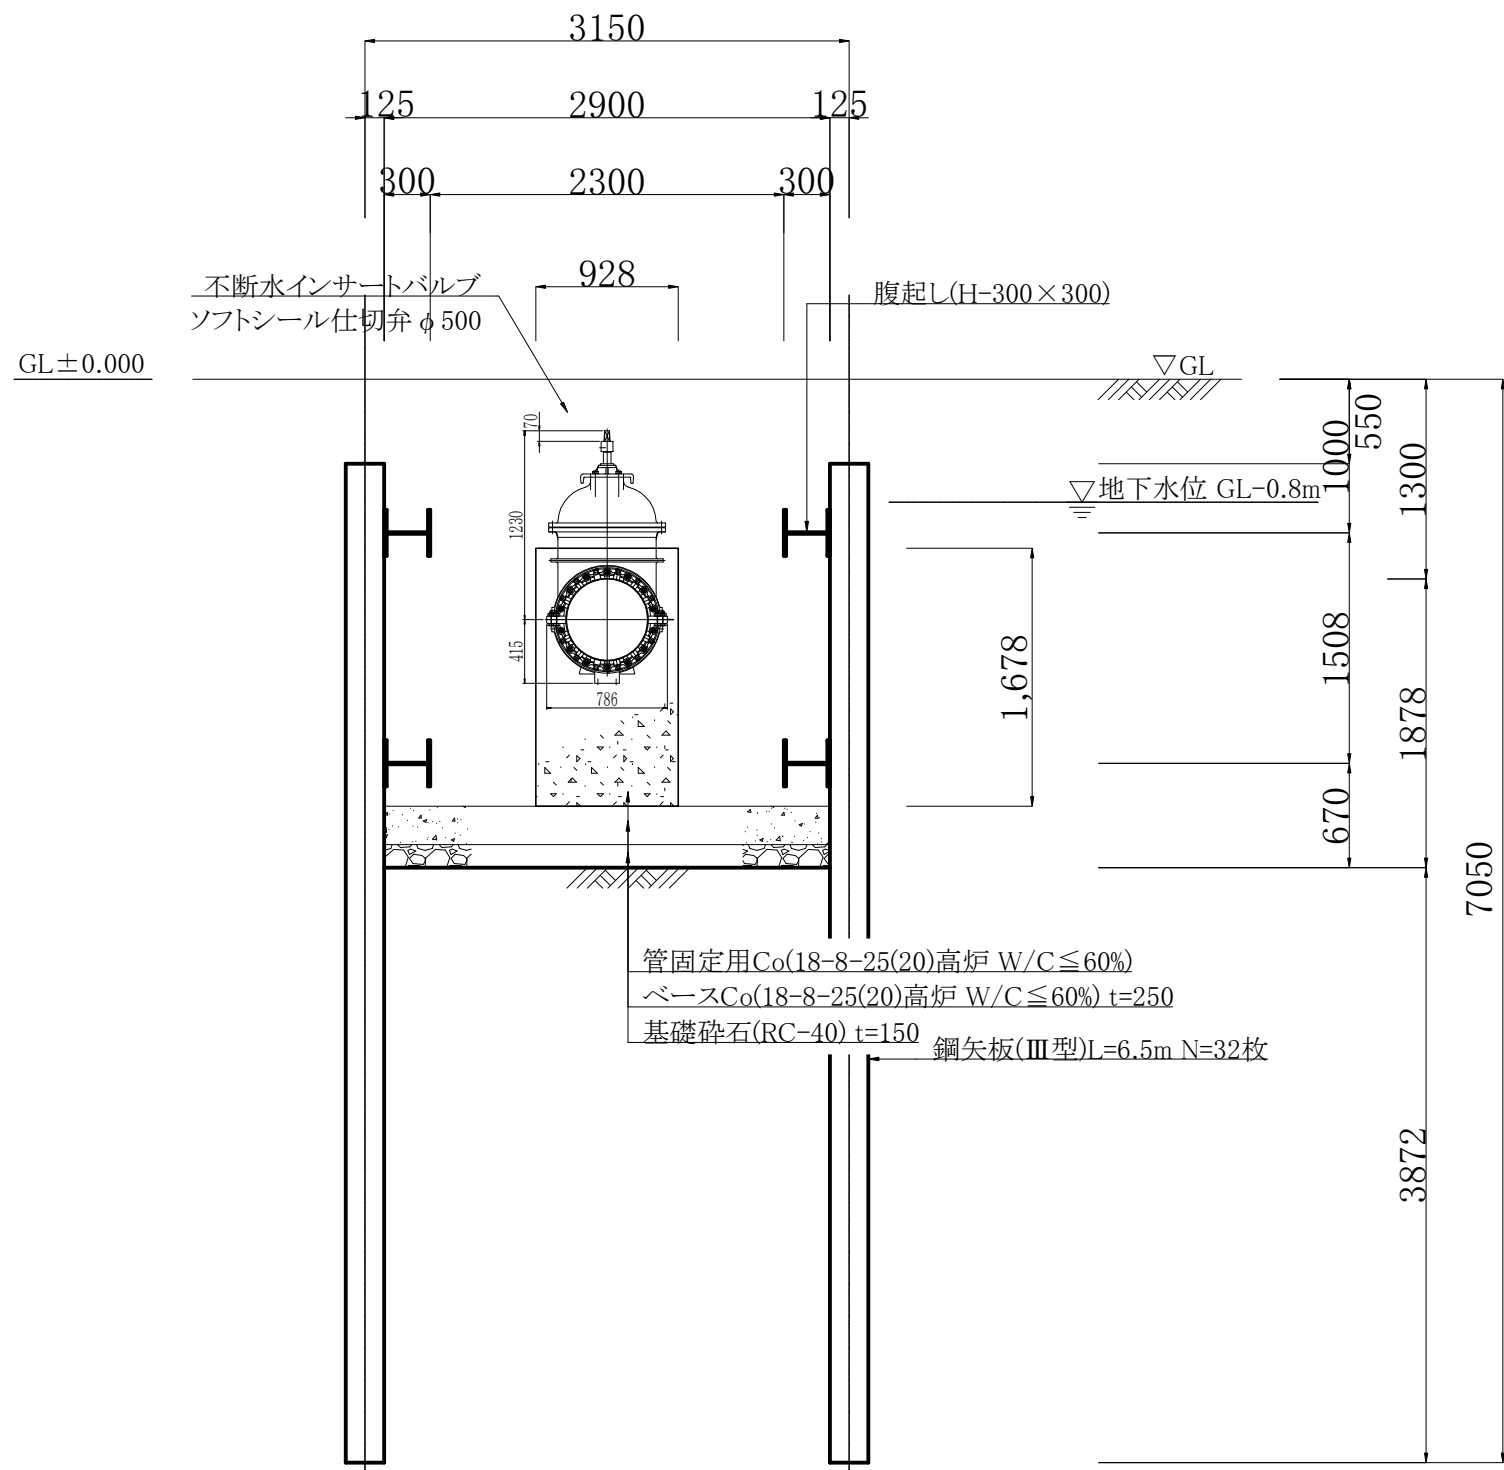

覆工板設置詳細図 S=1/50

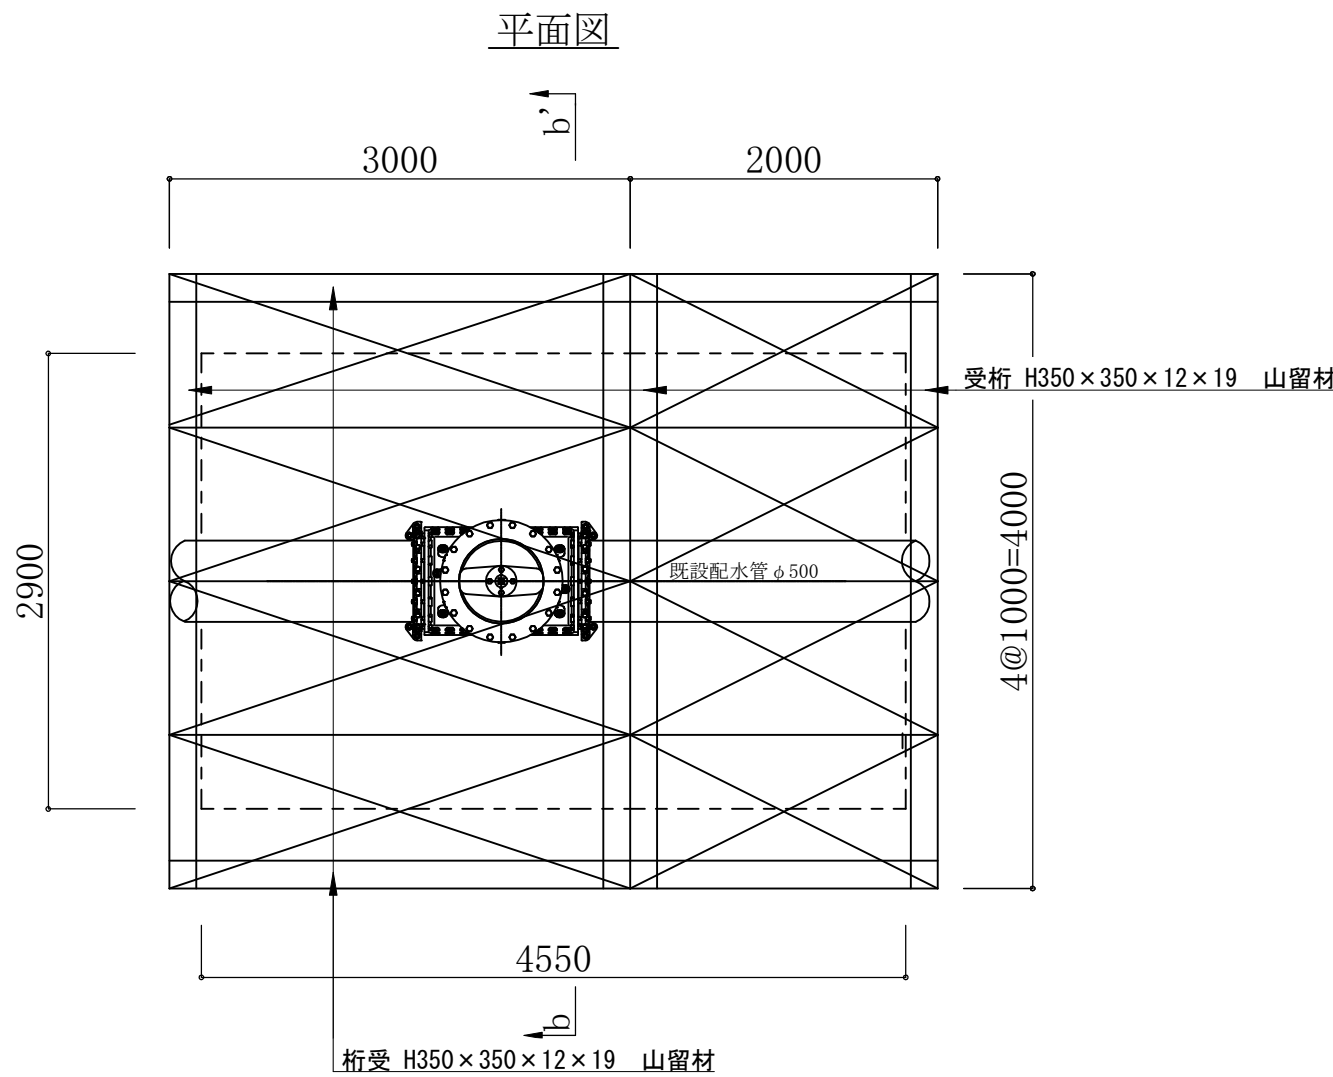

b-b' 断面図

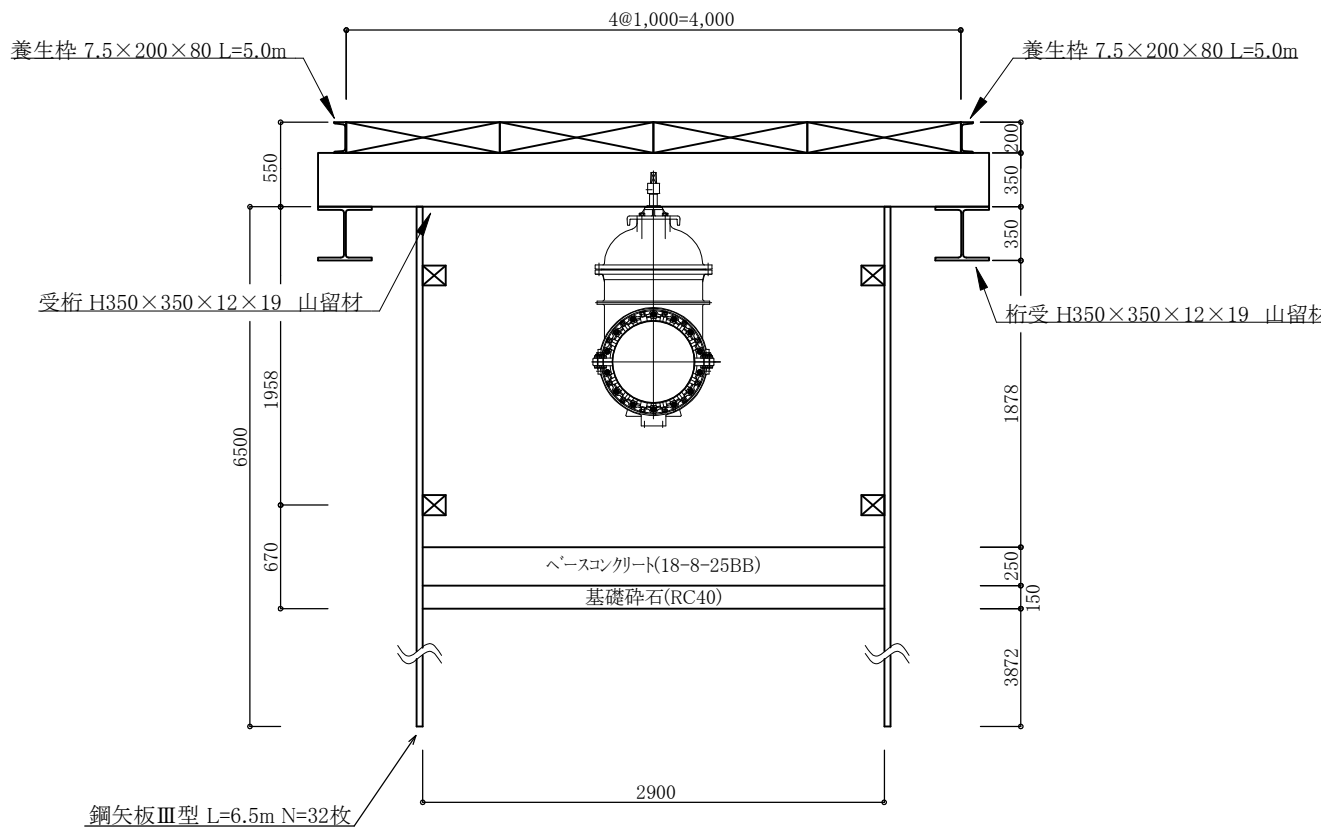

種別	形状寸法	数量
覆工板 鋼製滑り止め(補強型)	3000×1000	4枚
覆工板 鋼製滑り止め(補強型)	2000×1000	4枚
養生枠(溝形鋼)	[-7.5×200×80 L=5.0m	2本
	[-7.5×200×80 L=4.0m	2本

【参考図面】

工事番号	管整幹8第1号		
工事名	不断水仕切弁設置工事		
場所	新潟市西蒲区赤鑑 地内		
図面名	不断水仕切弁設置詳細図・覆工板設置詳細図		
縮尺	1/50	図面番号	3/3枚中
年月日	令和8年7月		
課長	補佐	室長	係長 設計

新潟市水道局