



平面図① S=1/500

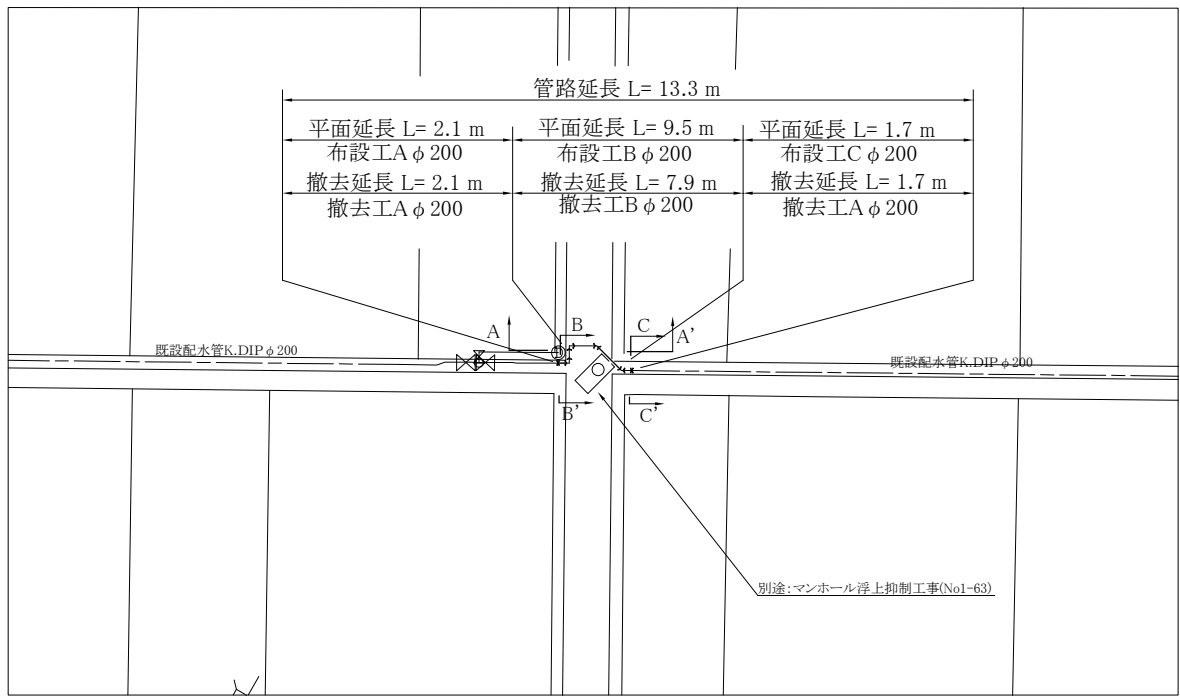

工 種	ルート名称	管 種	道路種別	施 工 条 件	土被り	昼夜	管路延長合計	再掘削延長
φ200配水管布設工	布設工 A	K.DIP	市道B断面	機械・矢板(L=2.0m)・発生土・水替・既設管DIP φ200	1.0 m	昼	L=13.3m	—
	布設工 B	K.DIP	市道B断面	機械・矢板(L=1.5m)・発生土・水替	1.0 m	昼		—
	布設工 C	K.DIP	市道C断面	機械・矢板(L=2.0m)・発生土・水替・既設管DIP φ200	1.0 m	昼		—
φ100配水管布設工	布設工 D	K.DIP	市道C断面	機械・矢板(L=2.0m)・発生土・水替	1.2 m	昼	L=15.5m	—
φ100配水管布設工(夜間)	布設工 E	K.DIP	市道C断面	機械・矢板(L=2.0m)・発生土・水替・既設管HVP φ100	1.2 m	夜	L=6.4m	—
φ100不排水仕切井設置工	設置工 A	HVP	市道C断面	機械・矢板(L=2.0m)・発生土・水替・既設管HVP φ100	1.2 m	昼	L=1.2m(土工延長)	—
φ200既設配水管撤去工	撤去工 A	DIP	市道B断面	布設工同時撤去	1.0 m	昼	L=11.7m	—
	撤去工 B	DIP		機械・矢板(L=1.5m)・発生土・水替・既設管DIP φ200	1.0 m	昼		—
φ100既設配水管撤去工	撤去工 C	HVP	市道C断面	機械・矢板(L=2.0m)・発生土・水替・既設管HVP φ100	1.2 m	昼	L=11.9m	—
φ100既設配水管撤去工(夜間)	撤去工 D	HVP	市道C断面	布設工同時撤去	1.2 m	夜	L=5.4m	—
試験工	試験工 A		市道B断面	上層機械・素掘・発生土・2箇所	1.0 m	昼	L=4.0m(土工延長)	—
	試験工 B		市道C断面	上層機械・素掘・発生土・1箇所	1.0 m	昼	L=2.0m(土工延長)	—
	試験工 C		市道C断面	上層機械・素掘・発生土・7箇所	1.2 m	昼	L=14.0m(土工延長)	—


※再掘削工について舗装取り壊しは仮復旧厚、埋戻材は発生土にて計上。

横断面図 S=1/50


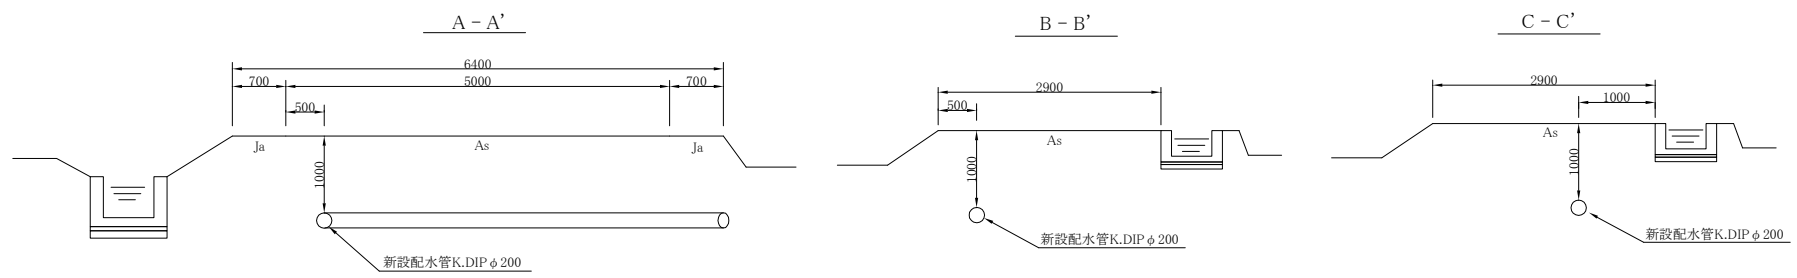


工事番号	西他支8第2号		
工 事 名	配水管布設工事		
場 所	新潟市西蒲区巻甲他 地内		
図 面 名	平面図①・横断面図		
縮 尺	図示	図面番号	2/5 枚中
年 月 日	令和8年6月		
課長	補佐	補佐	係長 設計
新 潟 市 水 道 局			

平面図② S=1/500

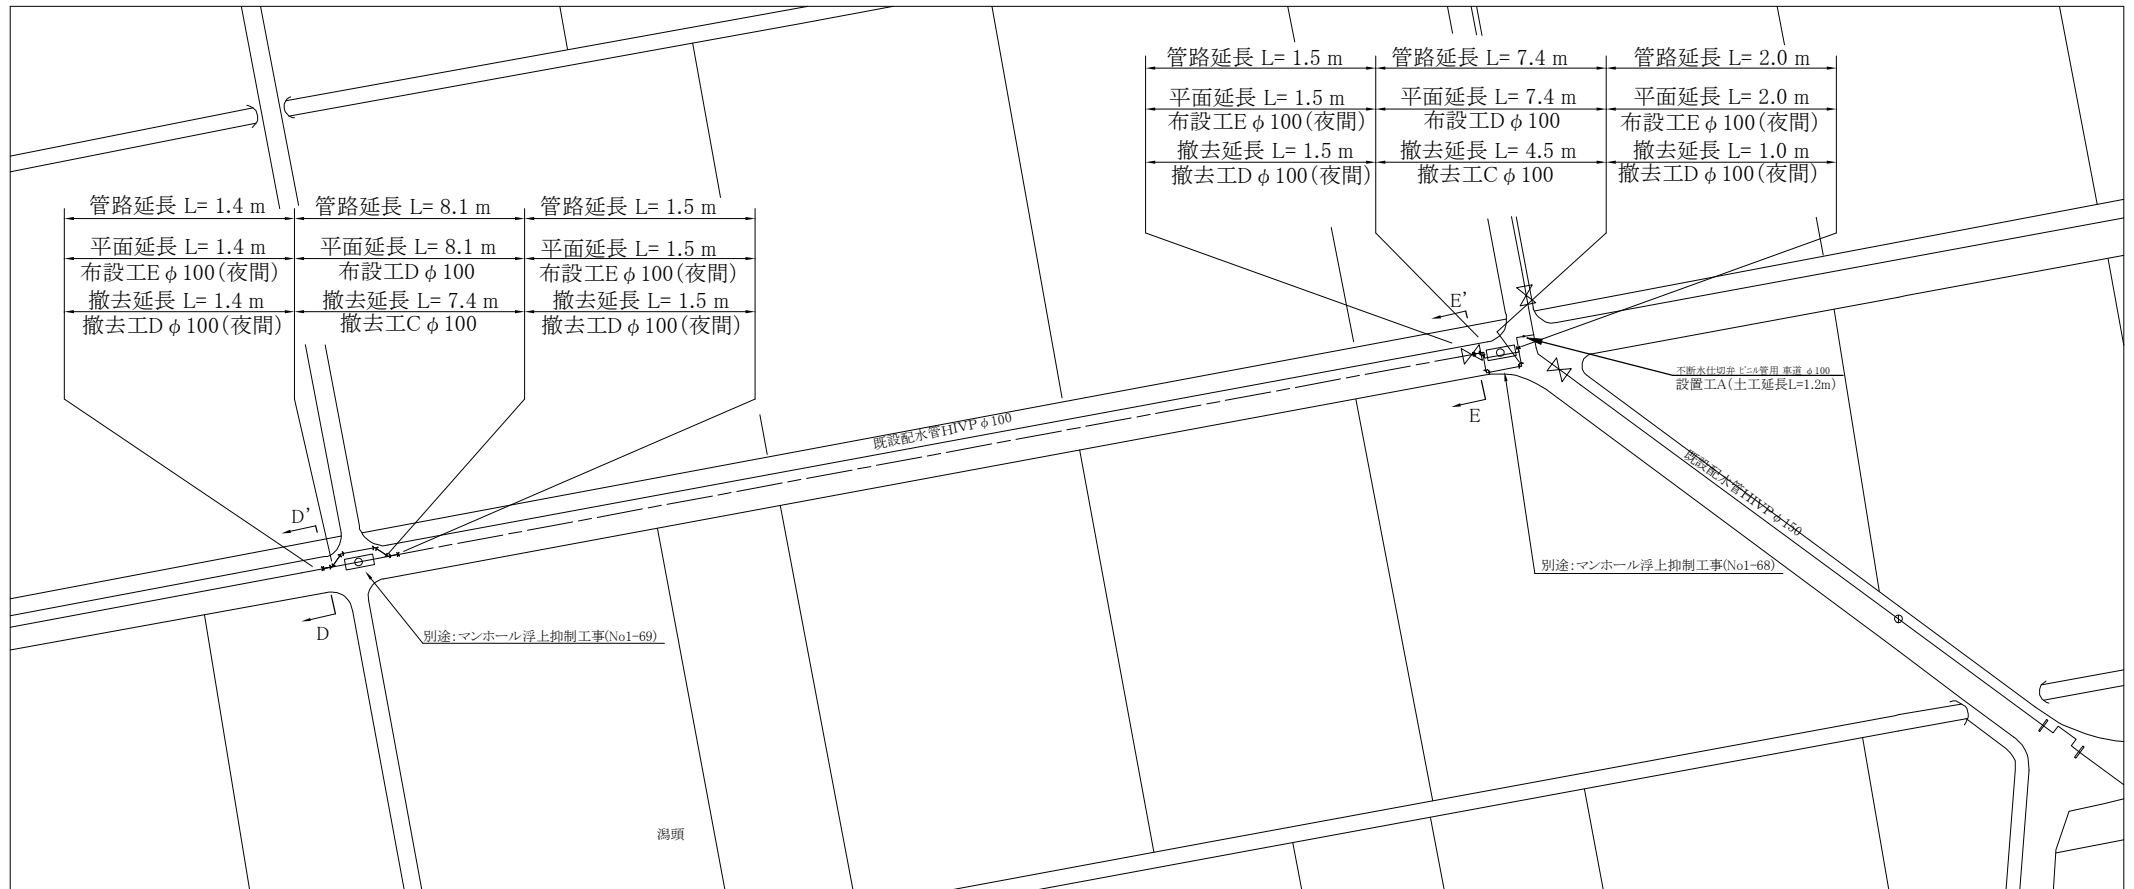


横断面図 S=1/50

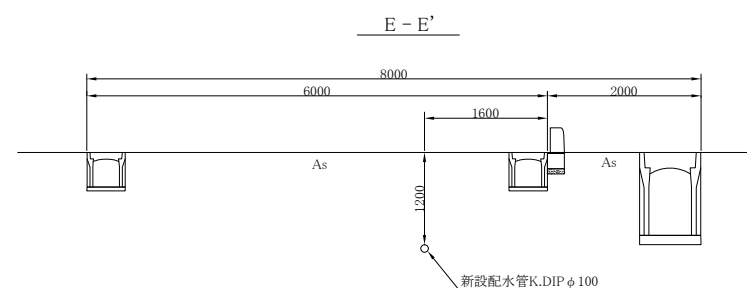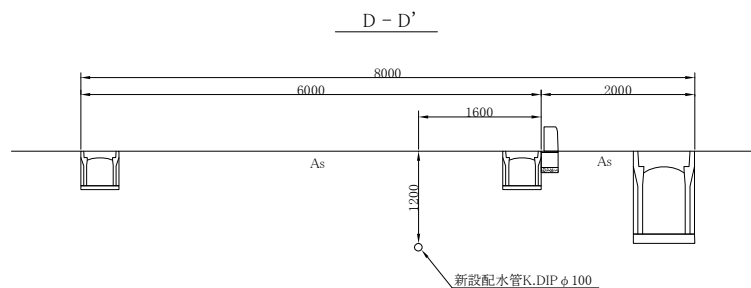


工事番号	西他支8第2号		
工事名	配水管布設工事		
場所	新潟市西蒲区巻甲他 地内		
図面名	平面図②・横断面図		
縮尺	図示	図面番号	3/5 枚中
年月日	令和8年6月		
課長	補佐	補佐	係長 設計
新潟市水道局			

掘削断面図 S=1/50


φ100配水管布設工 布設工Dφ100 (掘削・埋戻し)

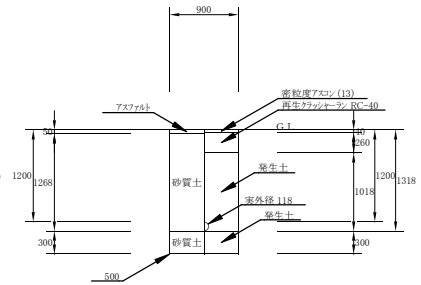

φ100既設配水管撤去工 撤去工C（掘削・埋戻し）

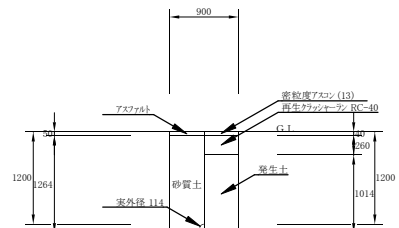


試験工 試験工C（掘削・埋戻し）

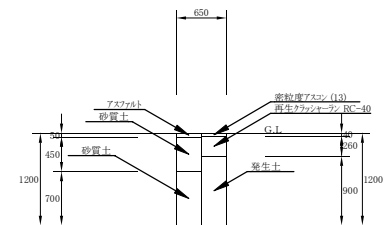


工事番号	西他支8第2号				
工事名	配水管布設工事				
場所	新潟市西蒲区巻甲他 地内				
図面名	掘削断面図				
縮尺	図示	図面番号	4/5 枚中		
年月日	令和8年6月				
課 所 長	補 佐	補 佐	係 長	設 計	

配管詳細図 S=Free


工事箇所①

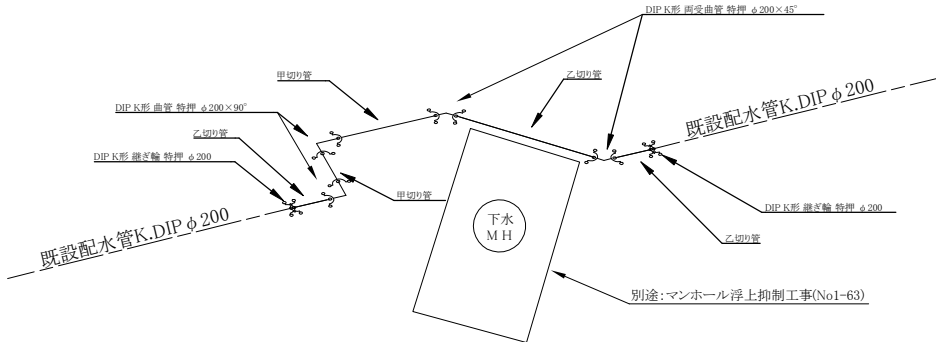

工事箇所②

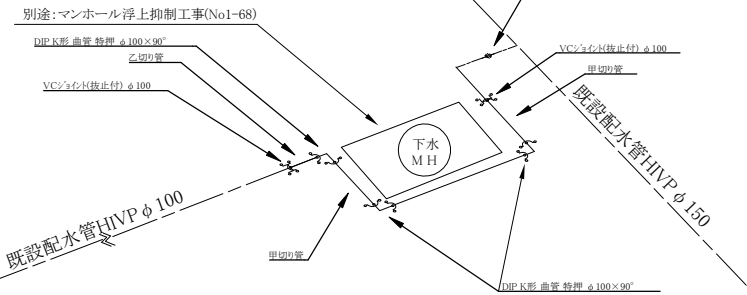

工事箇所③

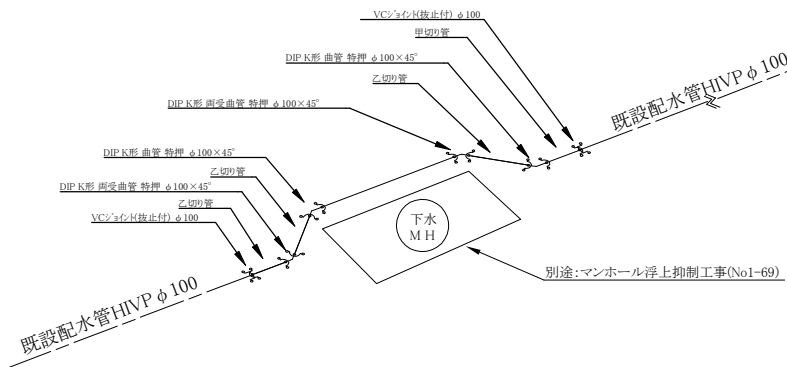

工事番号	西他支8第2号		
工事名	配水管布設工事		
場所	新潟市西蒲区巻甲他 地内		
図面名	配管詳細図		
縮尺	図示	図面番号	5/5 枚中
年月日	令和8年6月		
課長	補佐	補佐	係長 設計